


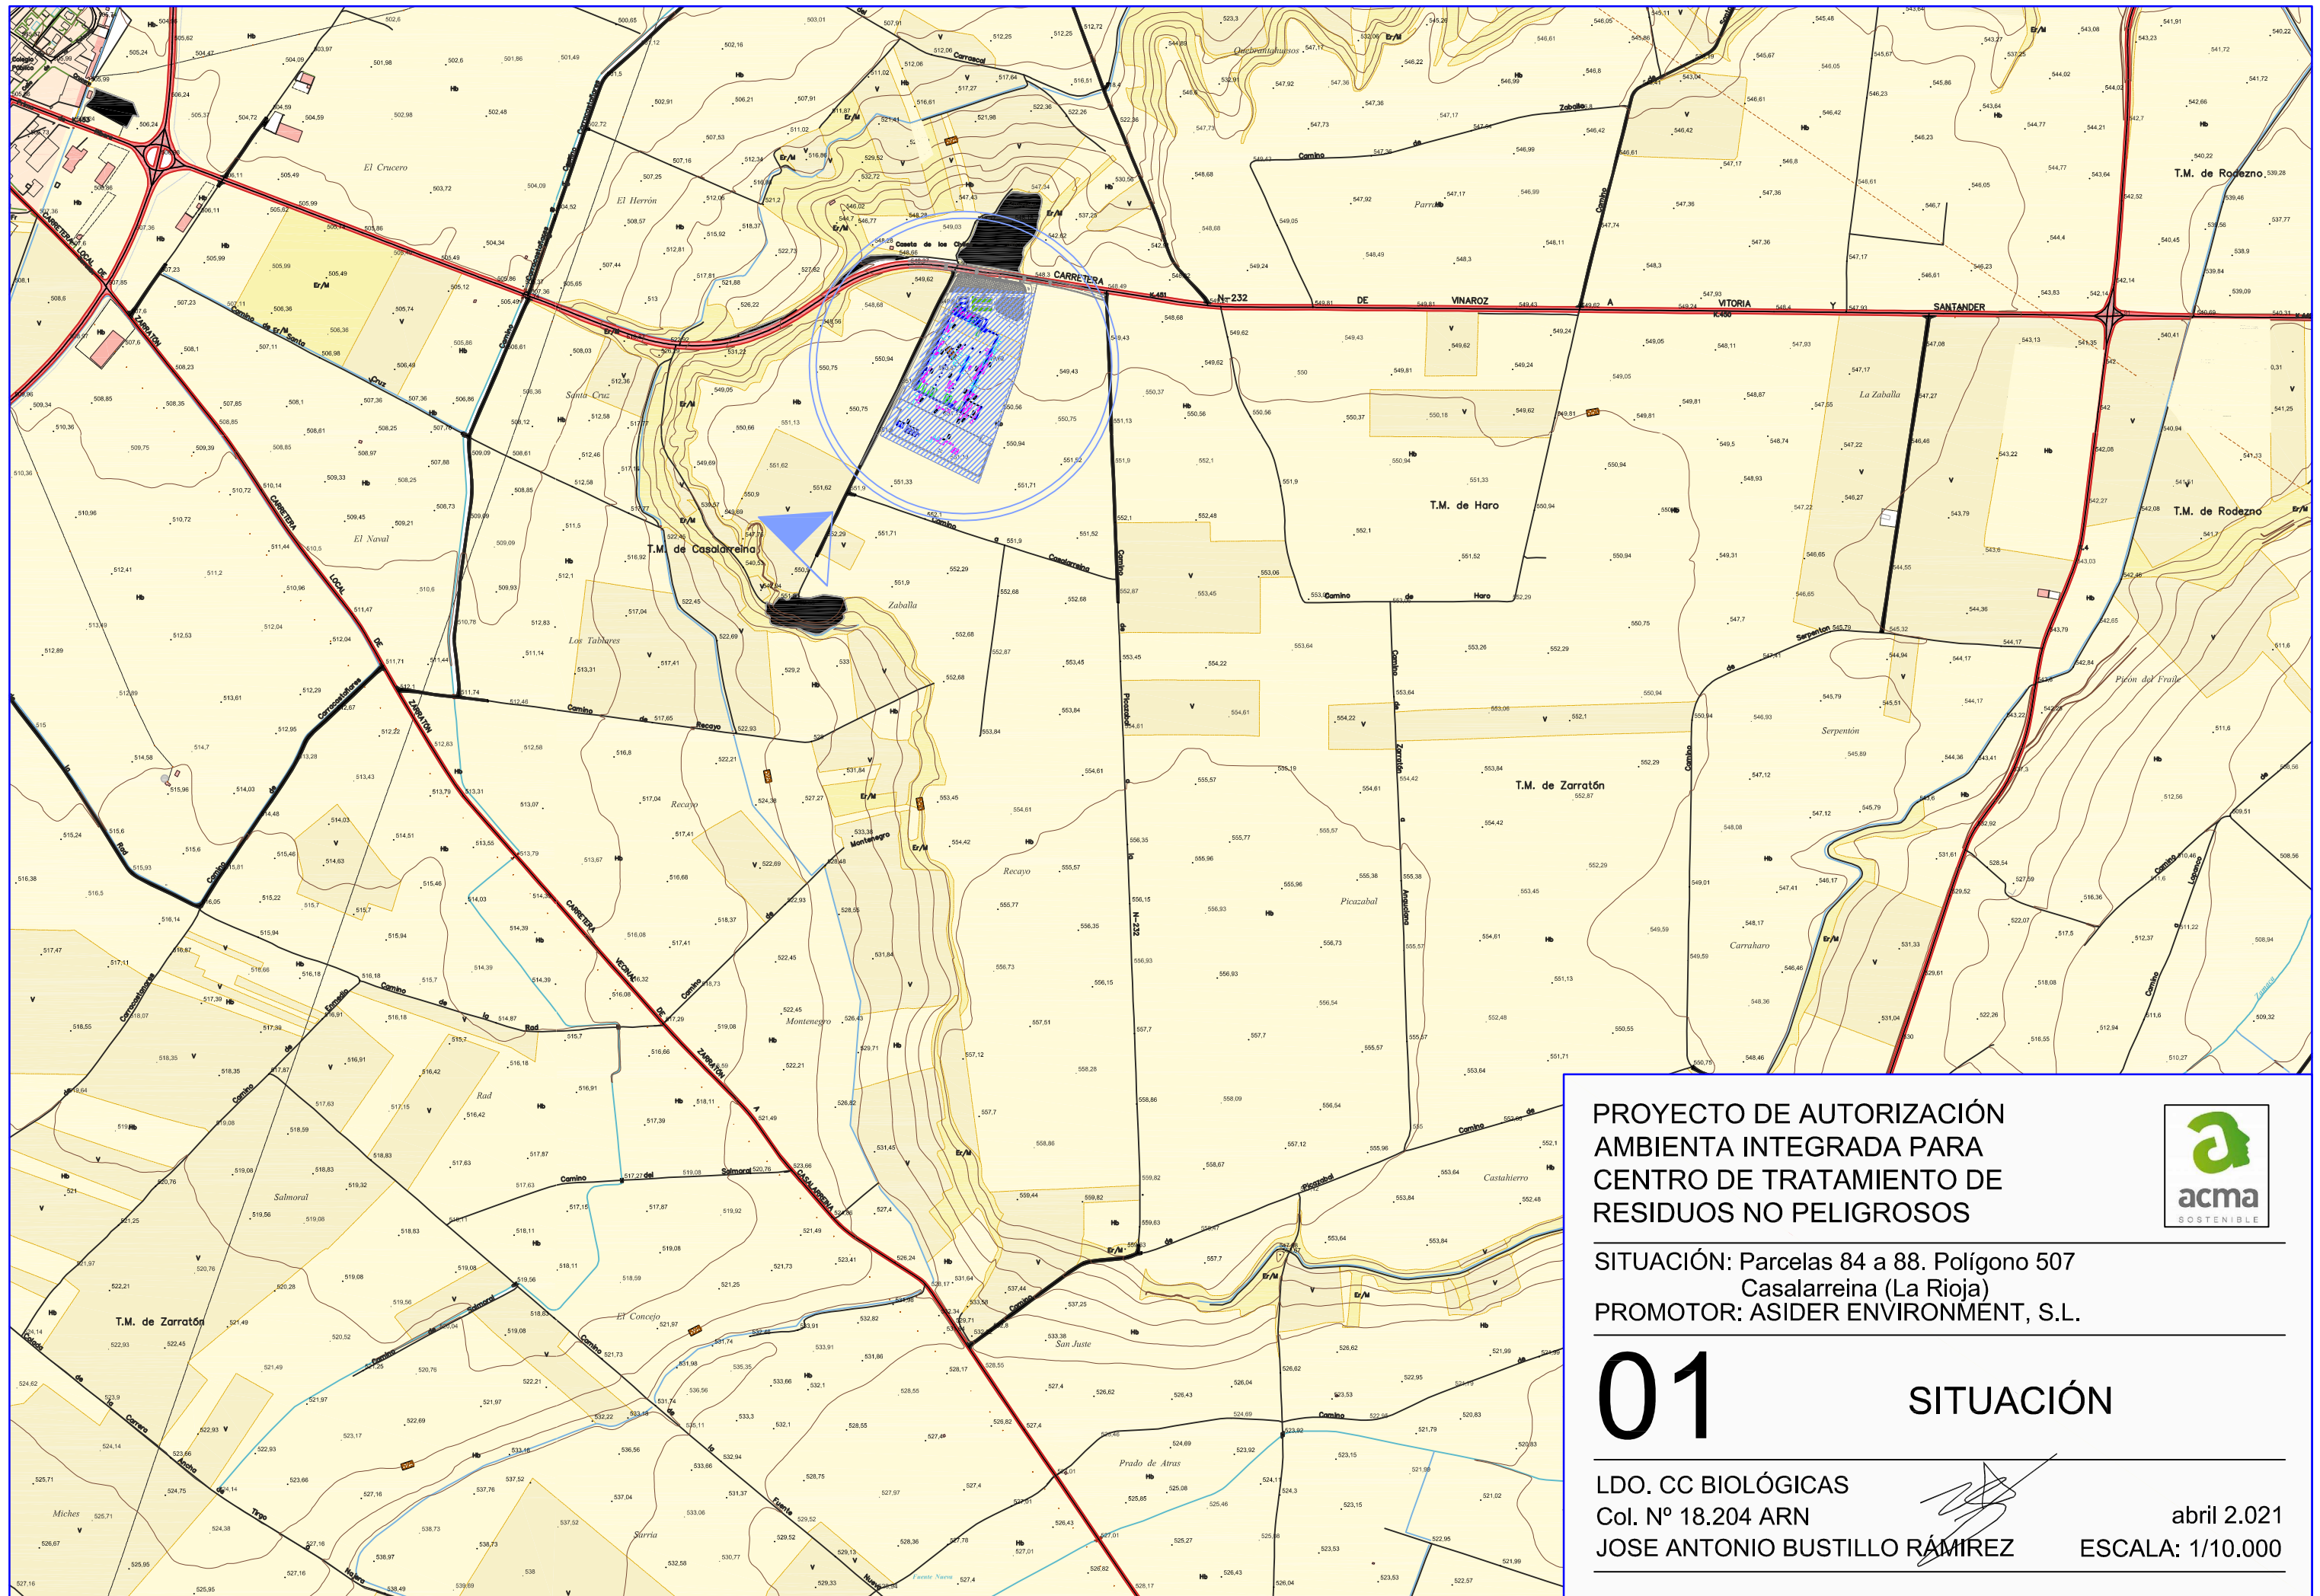

PROYECTO DE AUTORIZACIÓN AMBIENTA INTEGRADA PARA CENTRO DE TRATAMIENTO DE RESIDUOS NO PELIGROSOS




SITUACIÓN: Parcelas 84 a 88. Polígono 507
Casalarreina (La Rioja)
PROMOTOR: ASIDER ENVIRONMENT, S.L.

01 SITUACIÓN

LDO. CC BIOLÓGICAS
Col. Nº 18.204 ARN
JOSE ANTONIO BUSTILLO RAMÍREZ

abril 2.021
ESCALA: 1/10.000

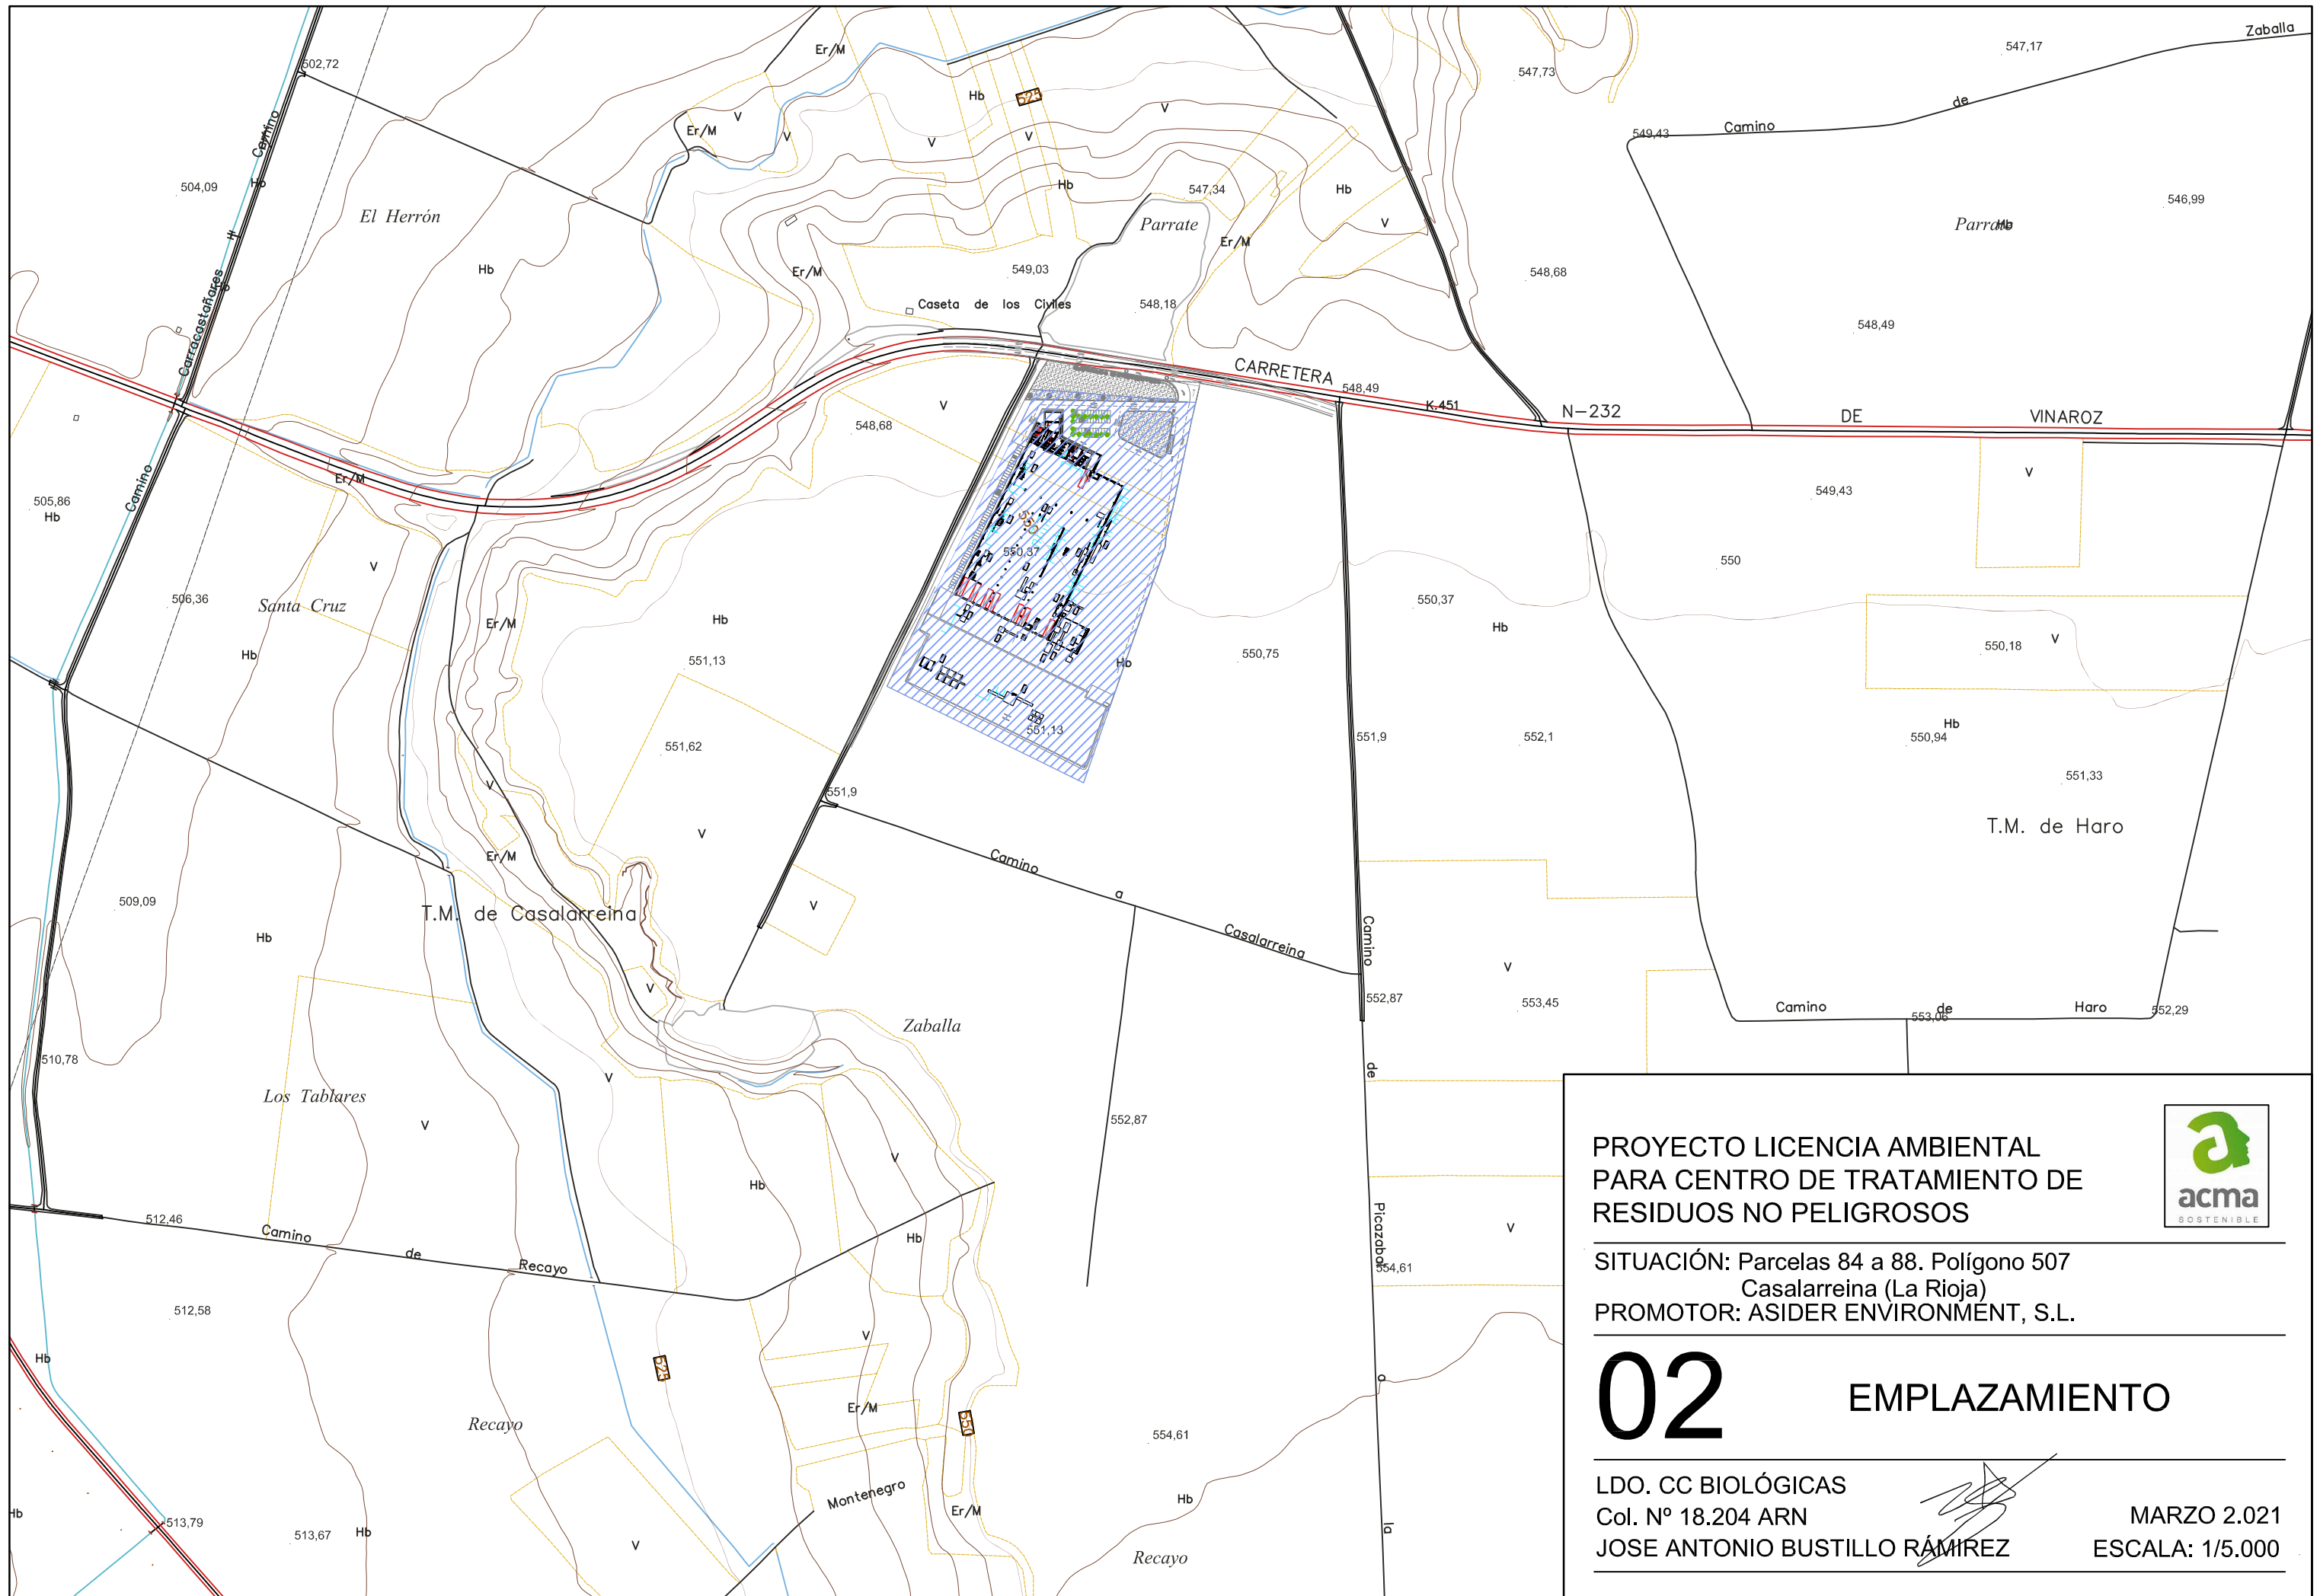

PROYECTO LICENCIA AMBIENTAL
PARA CENTRO DE TRATAMIENTO DE
RESIDUOS NO PELIGROSOS





SITUACIÓN: Parcelas 84 a 88. Polígono 507
Casalarreina (La Rioja)
PROMOTOR: ASIDER ENVIRONMENT, S.L.

02 EMPLAZAMIENTO

LDO. CC BIOLÓGICAS
Col. Nº 18.204 ARN
JOSE ANTONIO BUSTILLO RAMÍREZ

MARZO 2.021
ESCALA: 1/5.000

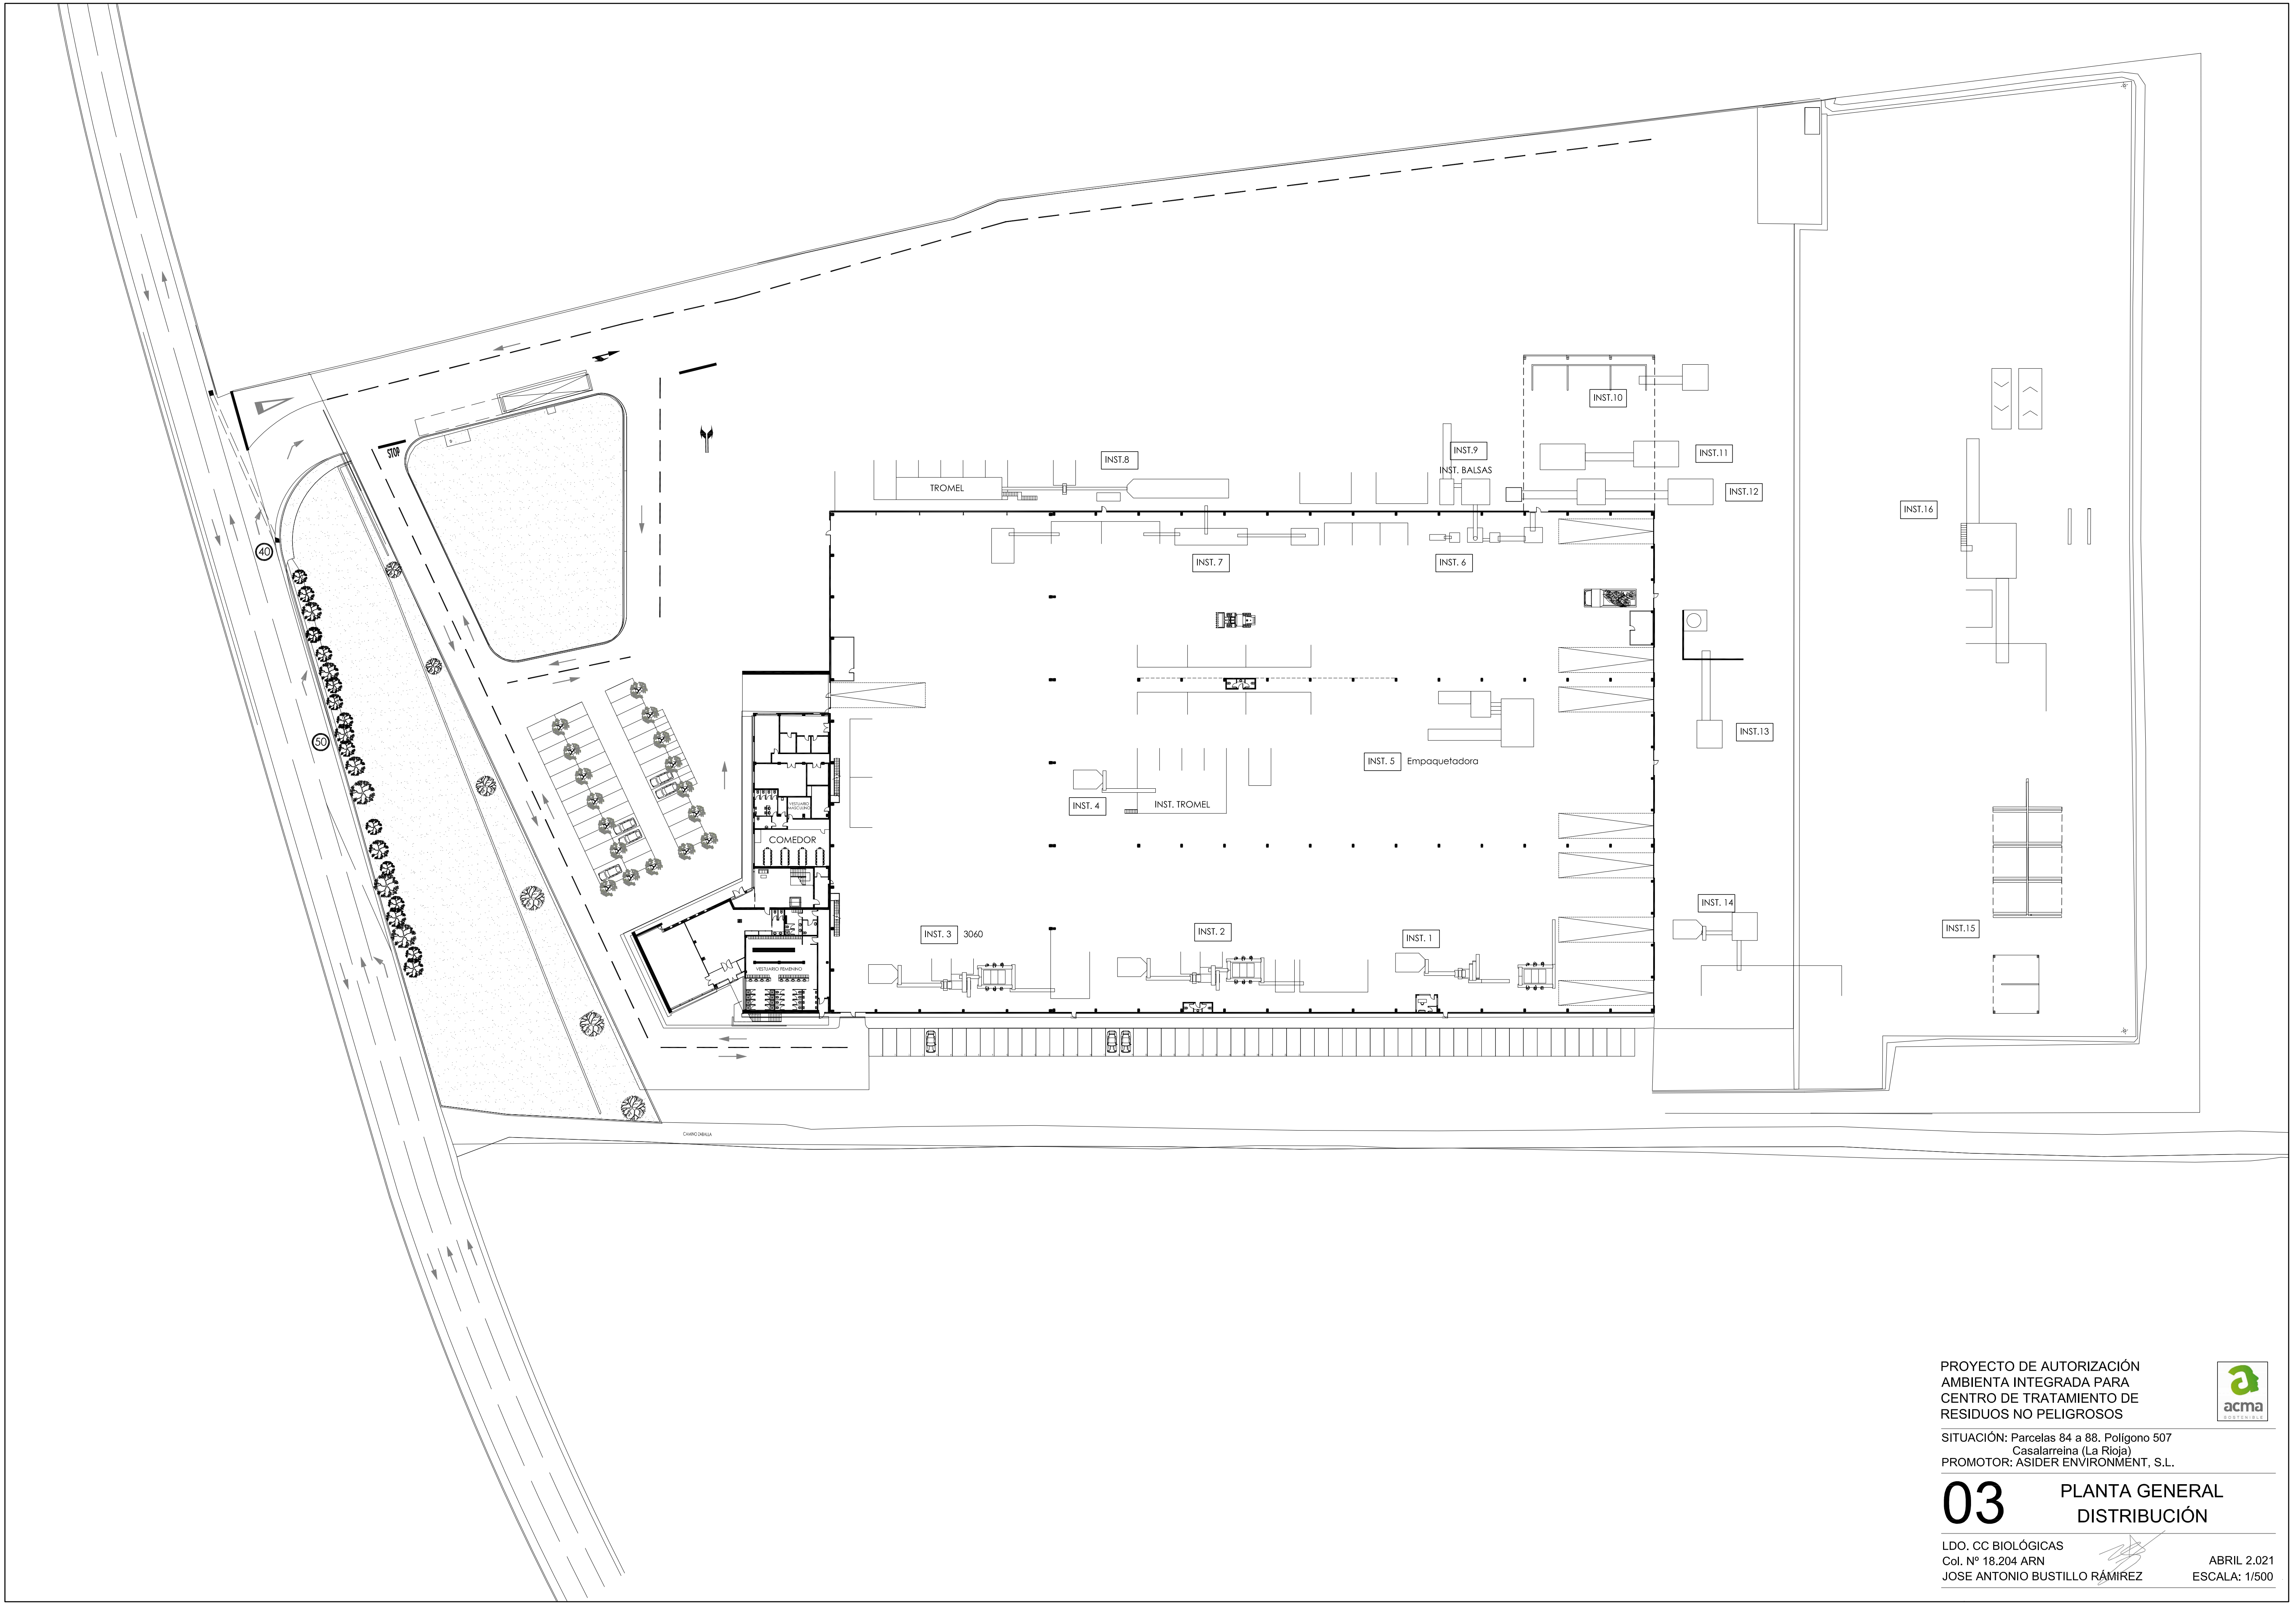

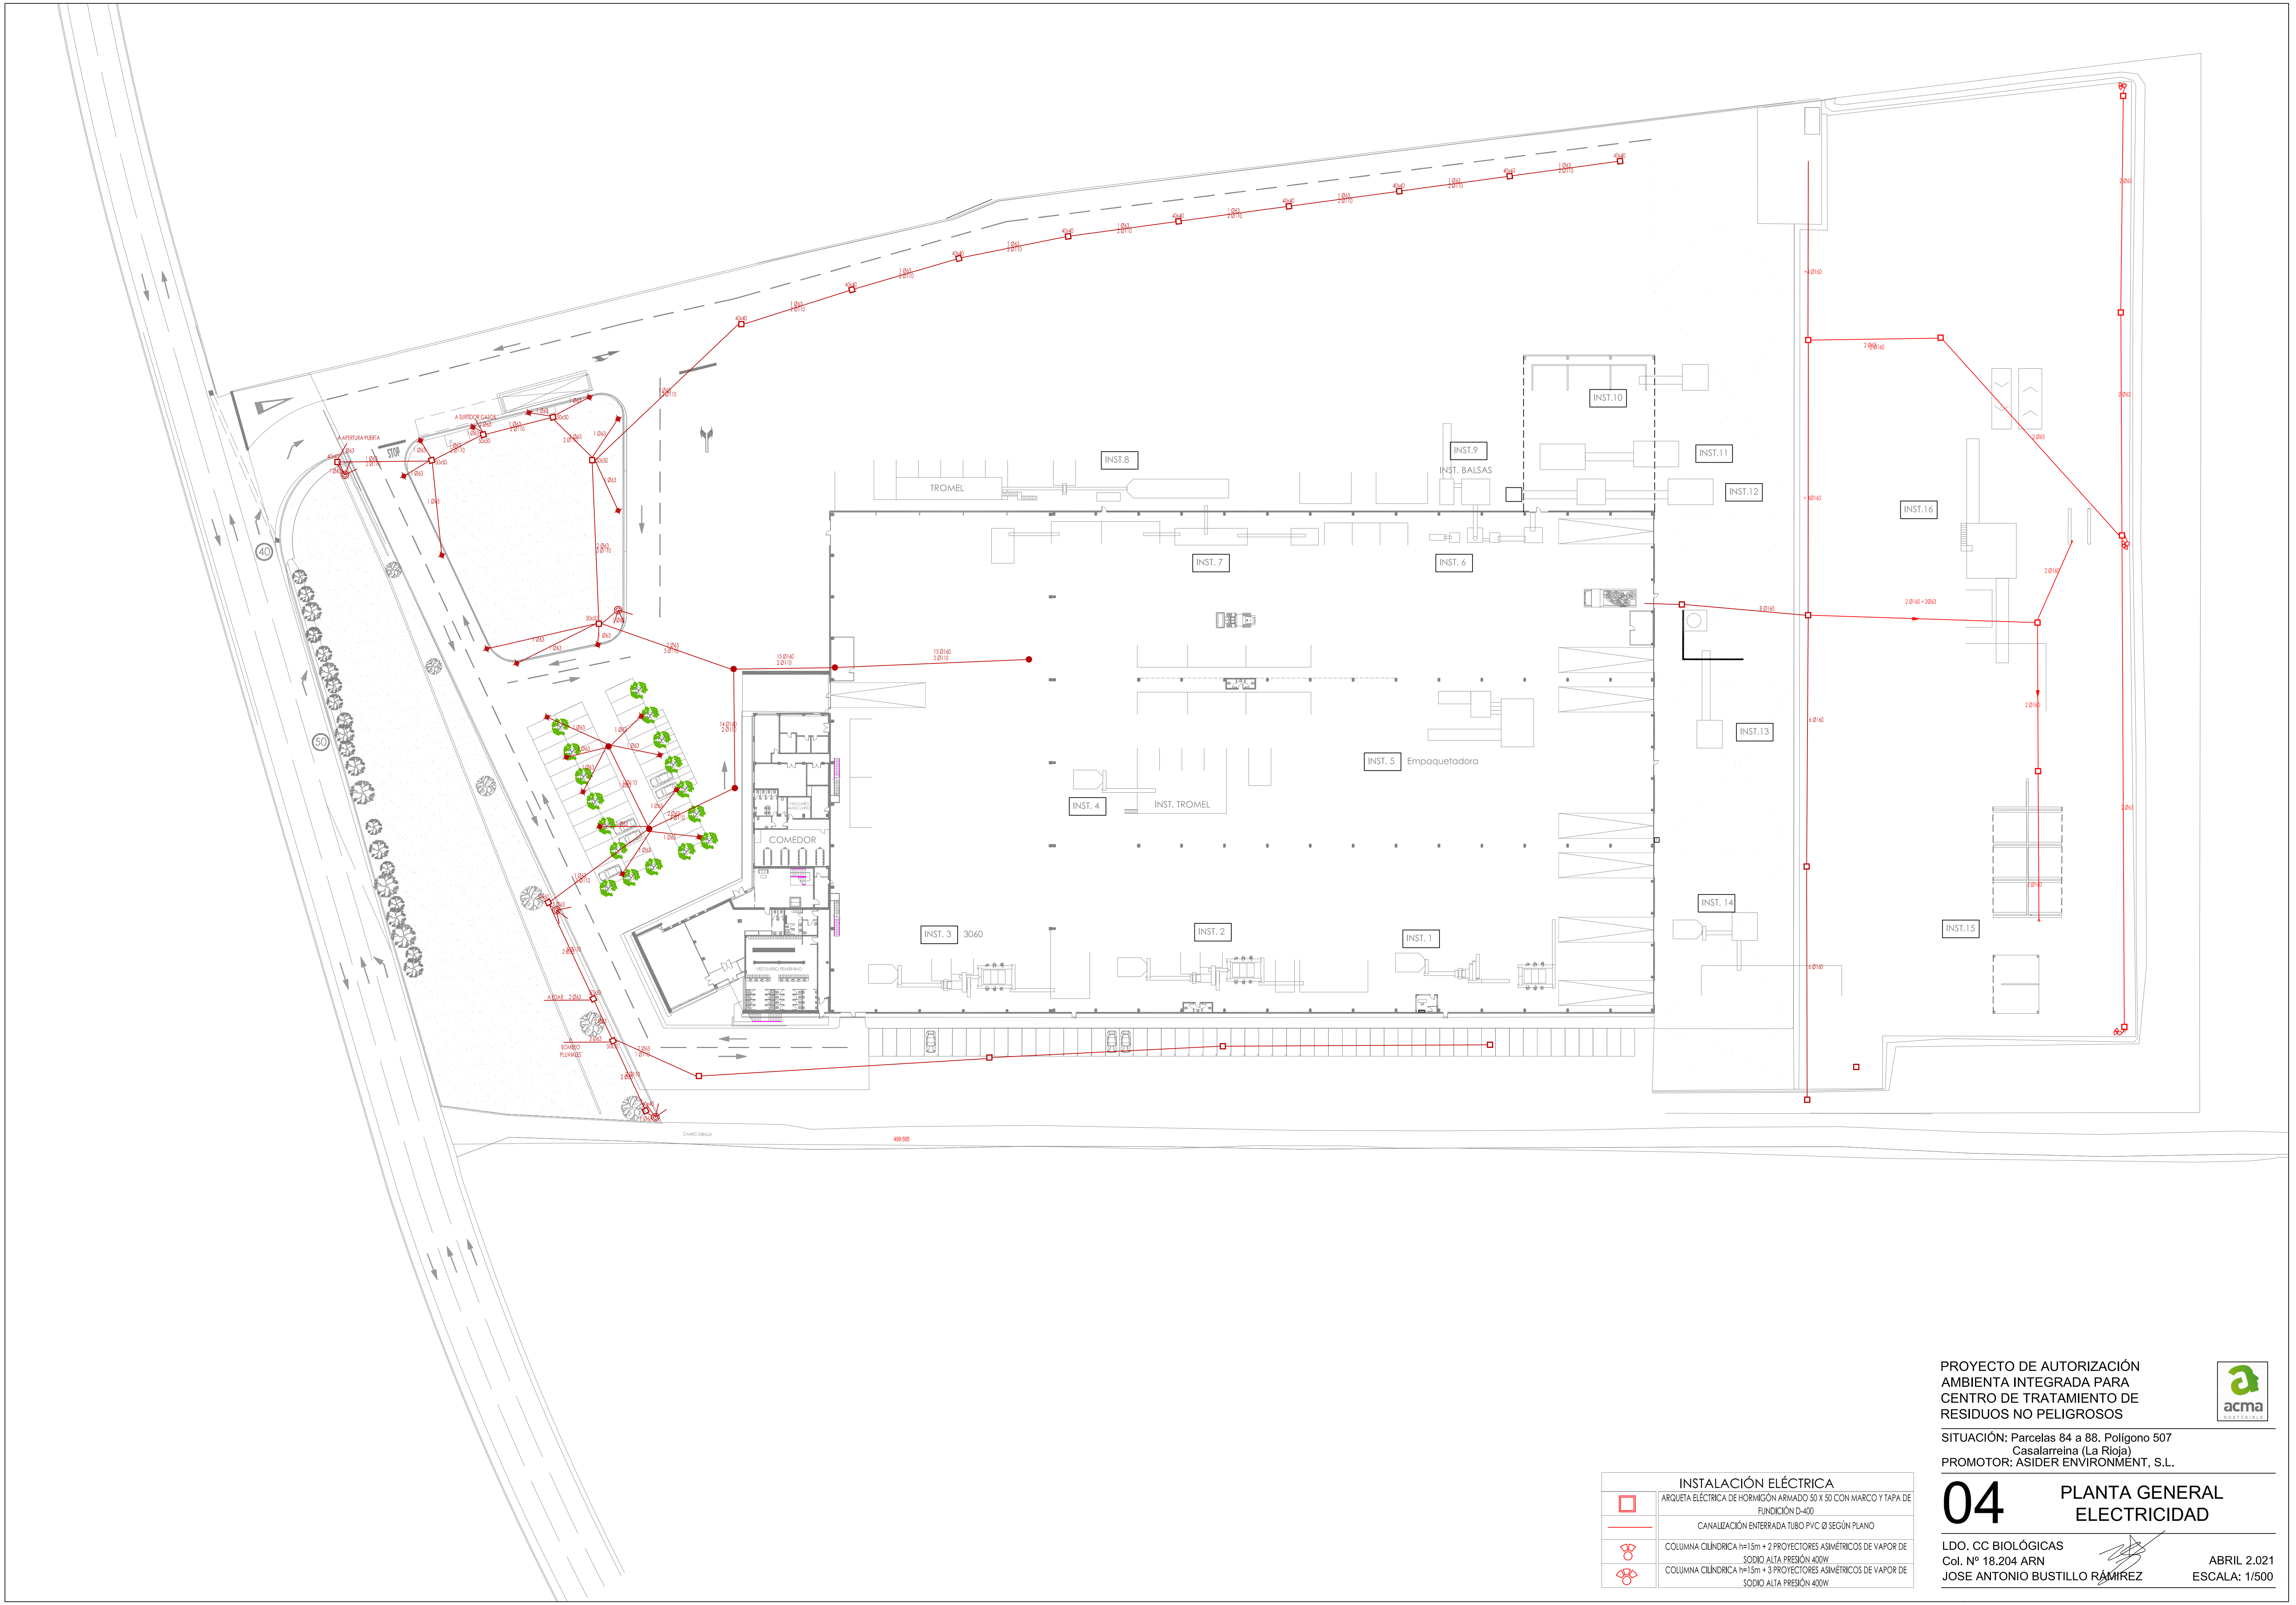

PROYECTO DE AUTORIZACIÓN
AMBIENTA INTEGRADA PARA
CENTRO DE TRATAMIENTO DE
RESIDUOS NO PELIGROSOS

SITUACIÓN: Parcelas 84 a 88. Polígono 507
Casalarreina (La Rioja)
PROMOTOR: ASIDER ENVIRONMÉNT, S.L.




04 PLANTA GENERAL
ELECTRICIDAD

LDO. CC BIOLÓGICAS
Col. N° 18.204 ARN
JOSE ANTONIO BUSTILLO RAMÍREZ

ABRIL 2.021
ESCALA: 1/500

INSTALACIÓN ELÉCTRICA	
	ARQUETA ELÉCTRICA DE HORMIGÓN ARMADO 50 X 50 CON MARCO Y TAPA DE FUNDICIÓN D=400
	CANALIZACIÓN ENTERRADA TUBO PVC Ø SEGÚN PLANO
	COLUMNA CILÍNDRICA h=15m + 2 PROYECTORES ASIMÉTRICOS DE VAPOR DE SODIO ALTA PRESIÓN 400W
	COLUMNA CILÍNDRICA h=15m + 3 PROYECTORES ASIMÉTRICOS DE VAPOR DE SODIO ALTA PRESIÓN 400W

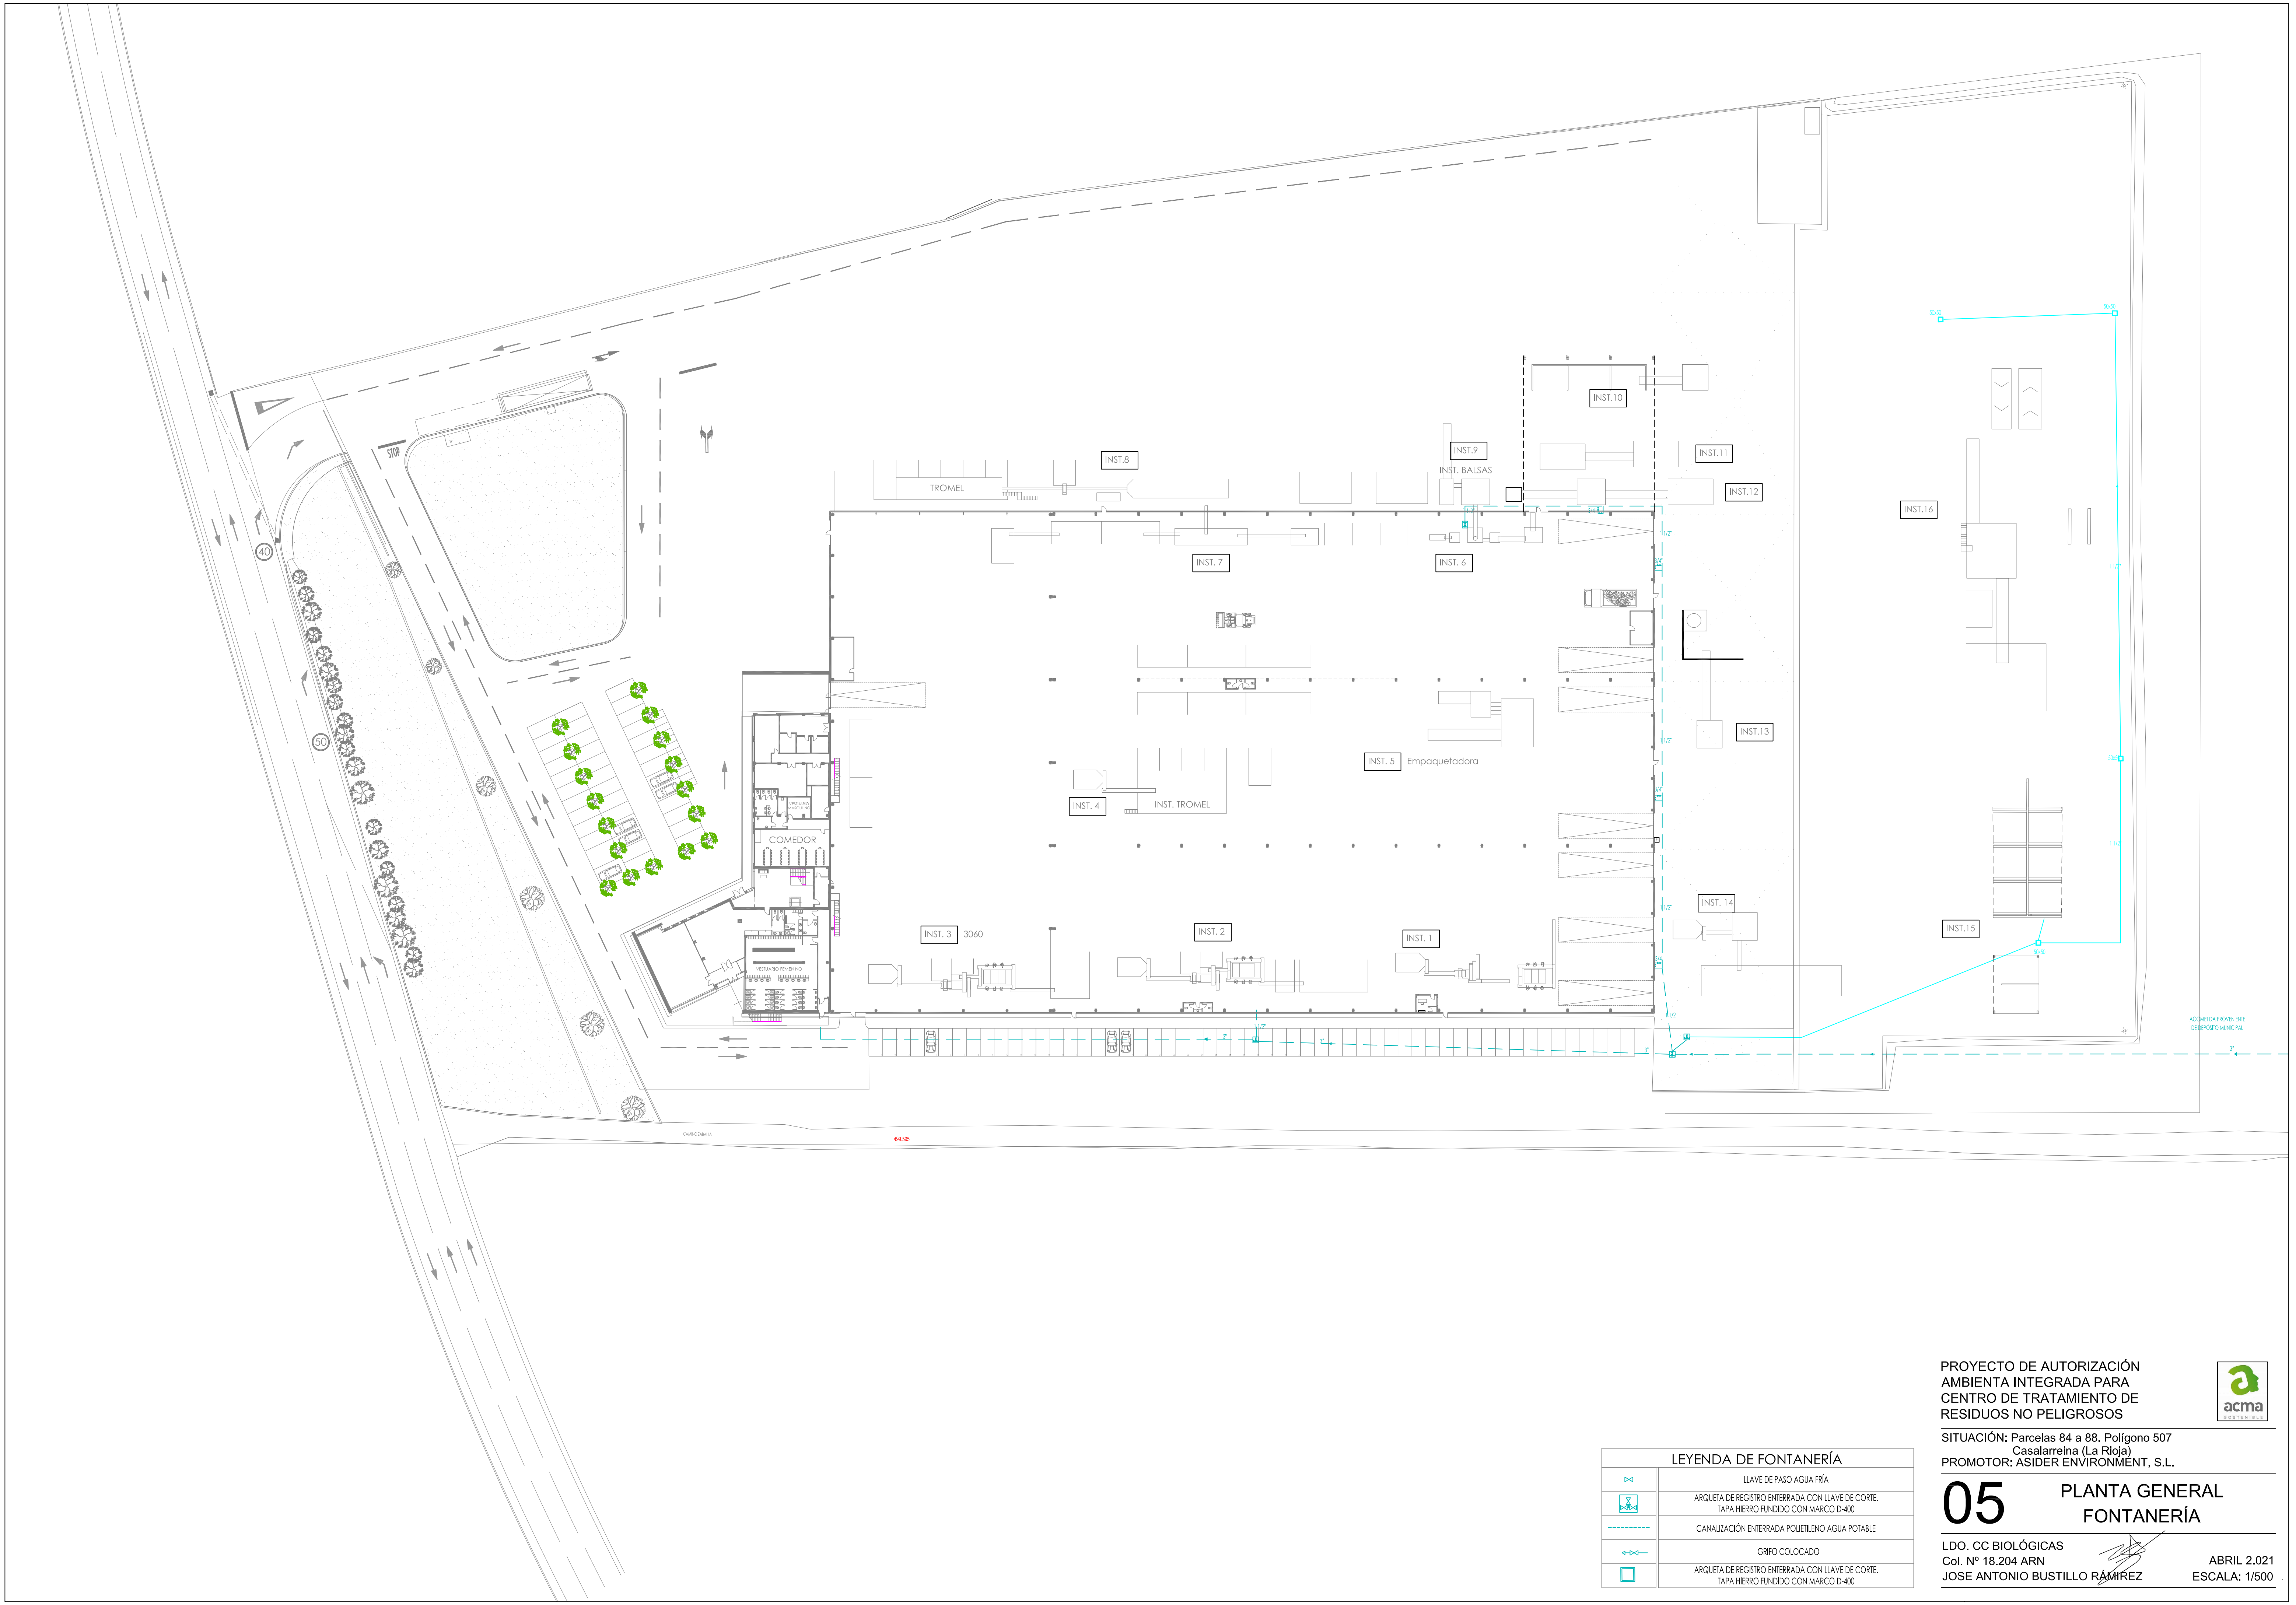

LEYENDA DE FONTANERÍA	
	LLAVE DE PASO AGUA FRÍA
	ARQUETA DE REGISTRO ENTERRADA CON LLAVE DE CORTE. TAPA HIERRO FUNDIDO CON MARCO D-400
	CANALIZACIÓN ENTERRADA POLIETILENO AGUA POTABLE
	GRIFO COLOCADO
	ARQUETA DE REGISTRO ENTERRADA CON LLAVE DE CORTE. TAPA HIERRO FUNDIDO CON MARCO D-400

PROYECTO DE AUTORIZACIÓN
AMBIENTA INTEGRADA PARA
CENTRO DE TRATAMIENTO DE
RESIDUOS NO PELIGROSOS


SITUACIÓN: Parcelas 84 a 88. Polígono 507
Casalarreina (La Rioja)
PROMOTOR: ASIDER ENVIRONMENT, S.L.

05

PLANTA GENERAL FONTANERÍA

LDO. CC BIOLÓGICAS
Col. N° 18.204 ARN
JOSE ANTONIO BUSTILLO RAMÍREZ

ABRIL 2.021
ESCALA: 1/500

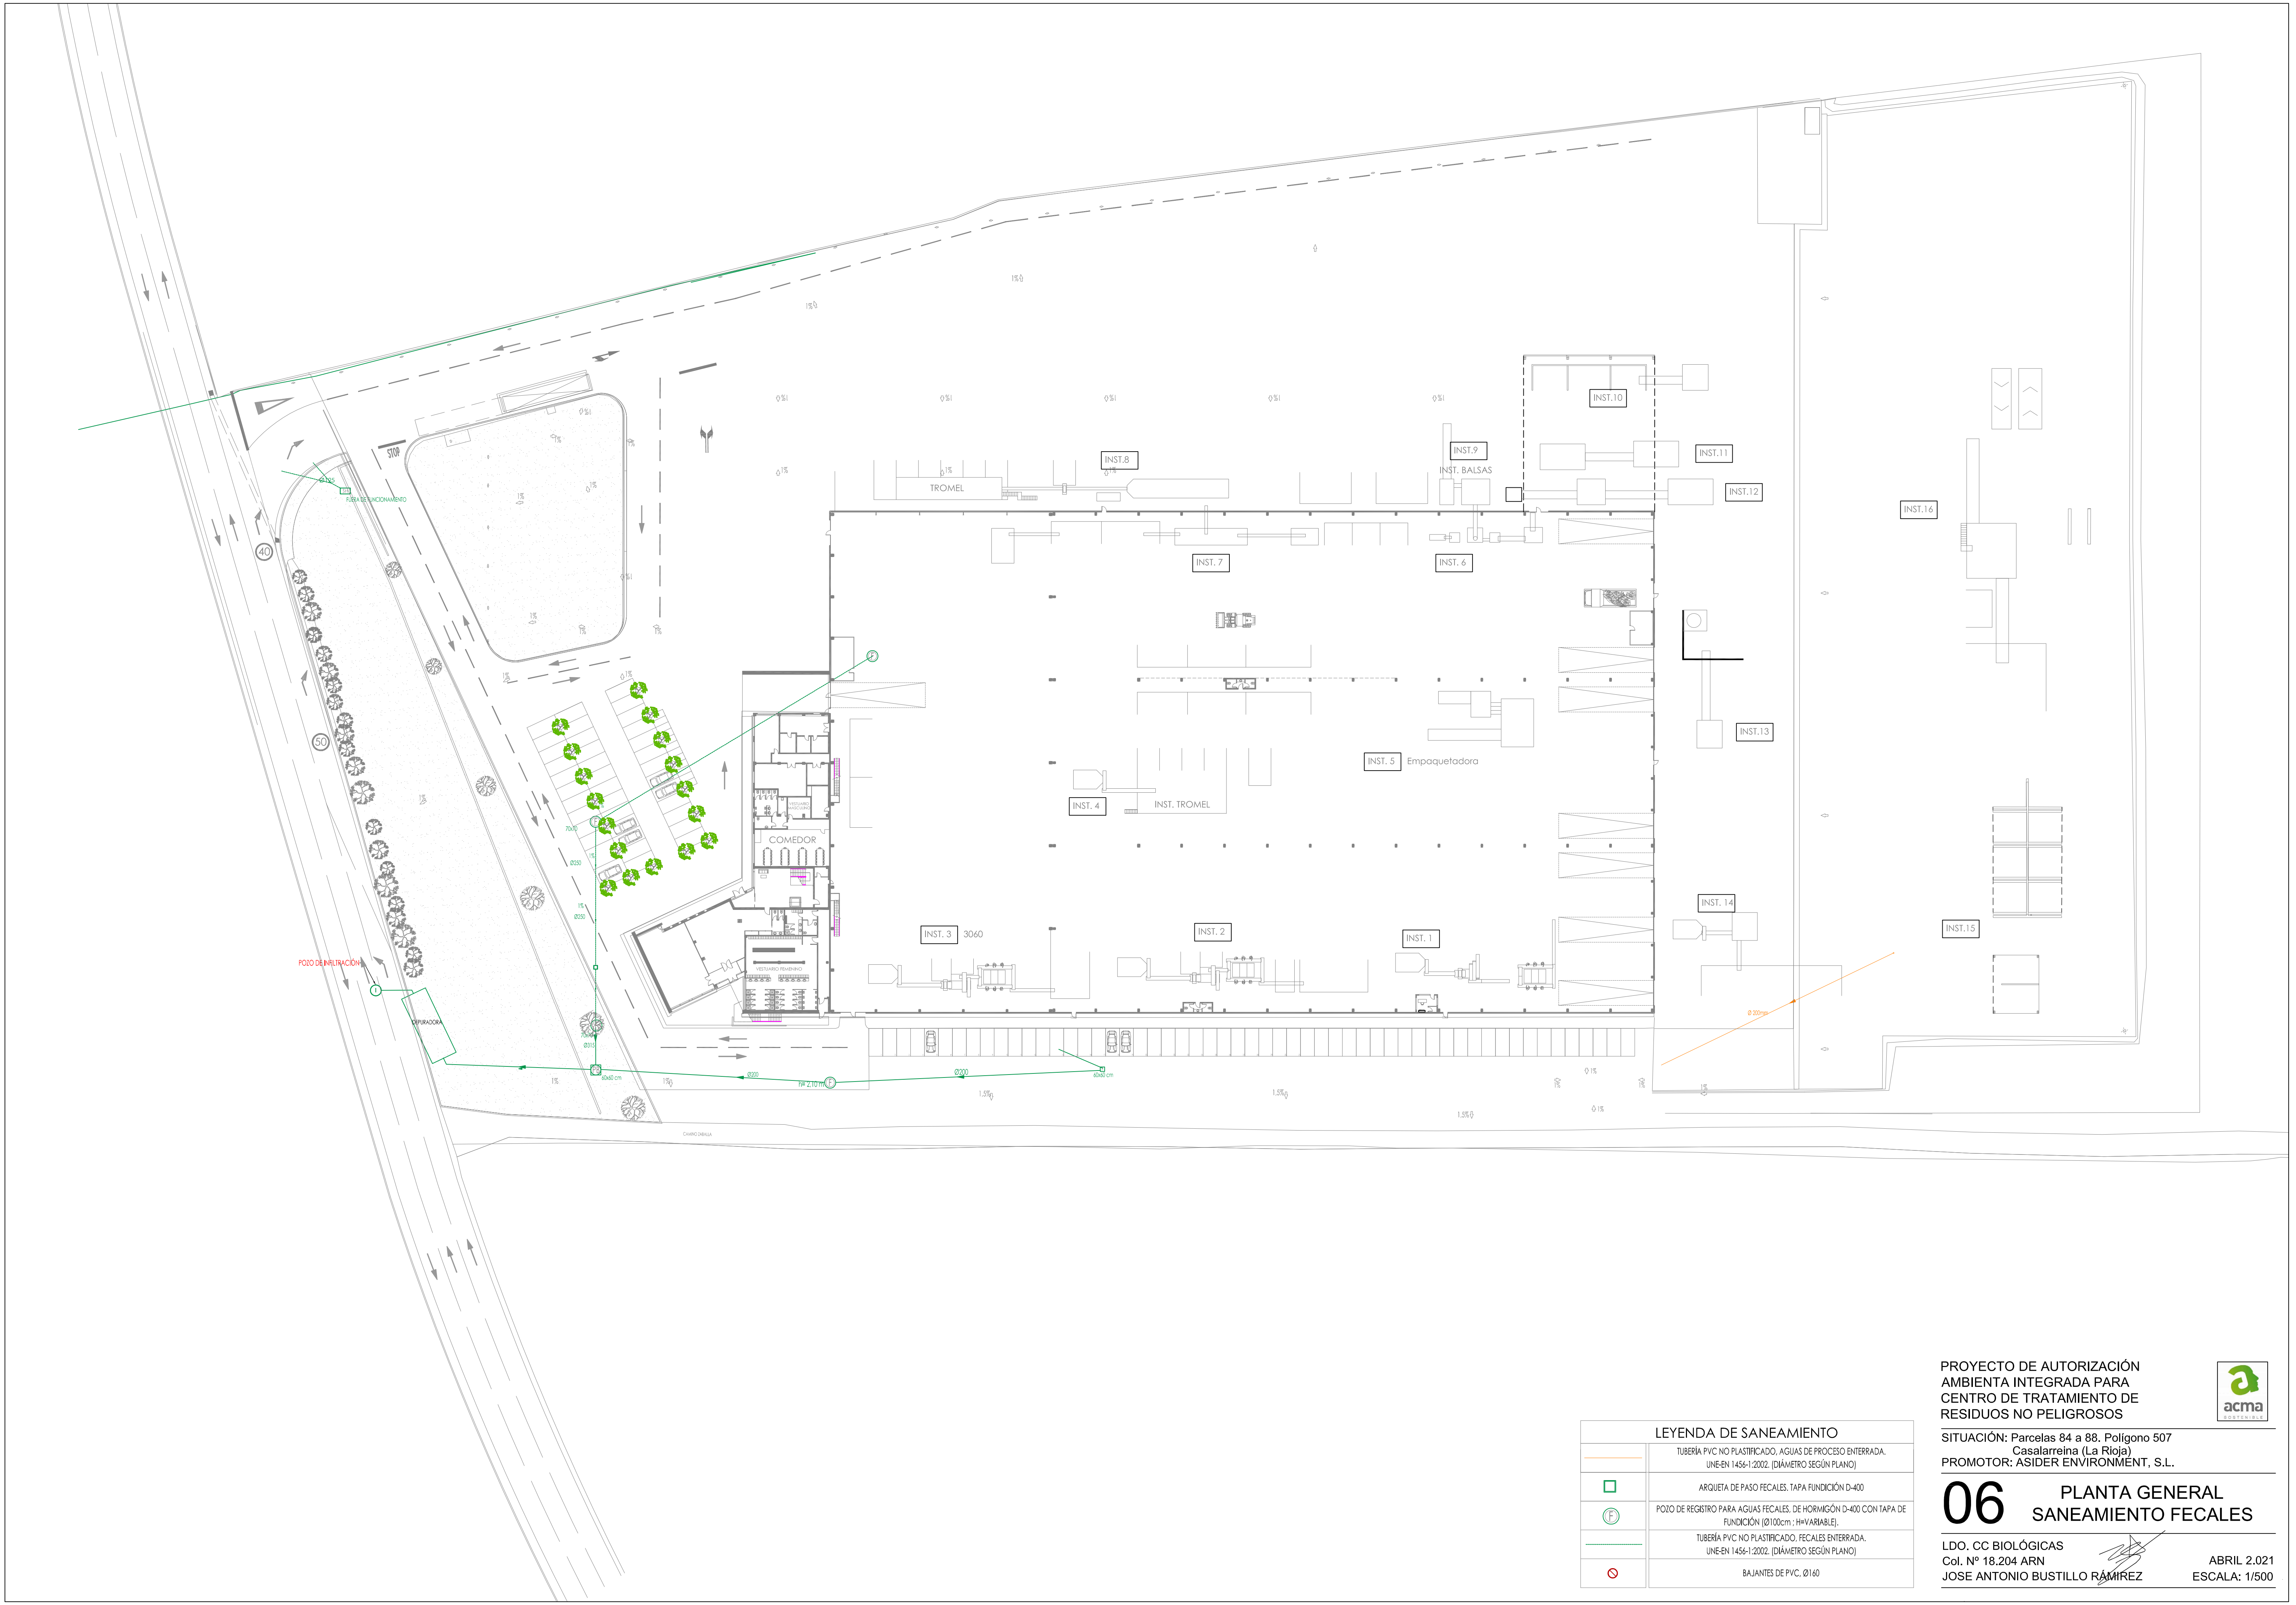

LEYENDA DE SANEAMIENTO	
	TUBERÍA PVC NO PLASTIFICADO, AGUAS DE PROCESO ENTERRADA, UNE-EN 1456-1:2002. (DIÁMETRO SEGÚN PLANO)
	ARQUETA DE PASO FECALES, TAPA FUNDICIÓN D-400
	POZO DE REGISTRO PARA AGUAS FECALES, DE HORMIGÓN D-400 CON TAPA DE FUNDICIÓN (Ø100cm ; H=VARIABLE).
	TUBERÍA PVC NO PLASTIFICADO, FECALES ENTERRADA, UNE-EN 1456-1:2002. (DIÁMETRO SEGÚN PLANO)
	BAJANTES DE PVC, Ø160

PROYECTO DE AUTORIZACIÓN AMBIENTA INTEGRADA PARA CENTRO DE TRATAMIENTO DE RESIDUOS NO PELIGROSOS

SITUACIÓN: Parcelas 84 a 88. Polígono 507 Casalarreina (La Rioja)

PROMOTOR: ASIDER ENVIRONMENT, S.L.

06


PLANTA GENERAL SANEAMIENTO FECALES

LDO. CC BIOLÓGICAS Col. Nº 18.204 ARN

JOSE ANTONIO BUSTILLO RAMÍREZ

ABRIL 2.021

ESCALA: 1/500

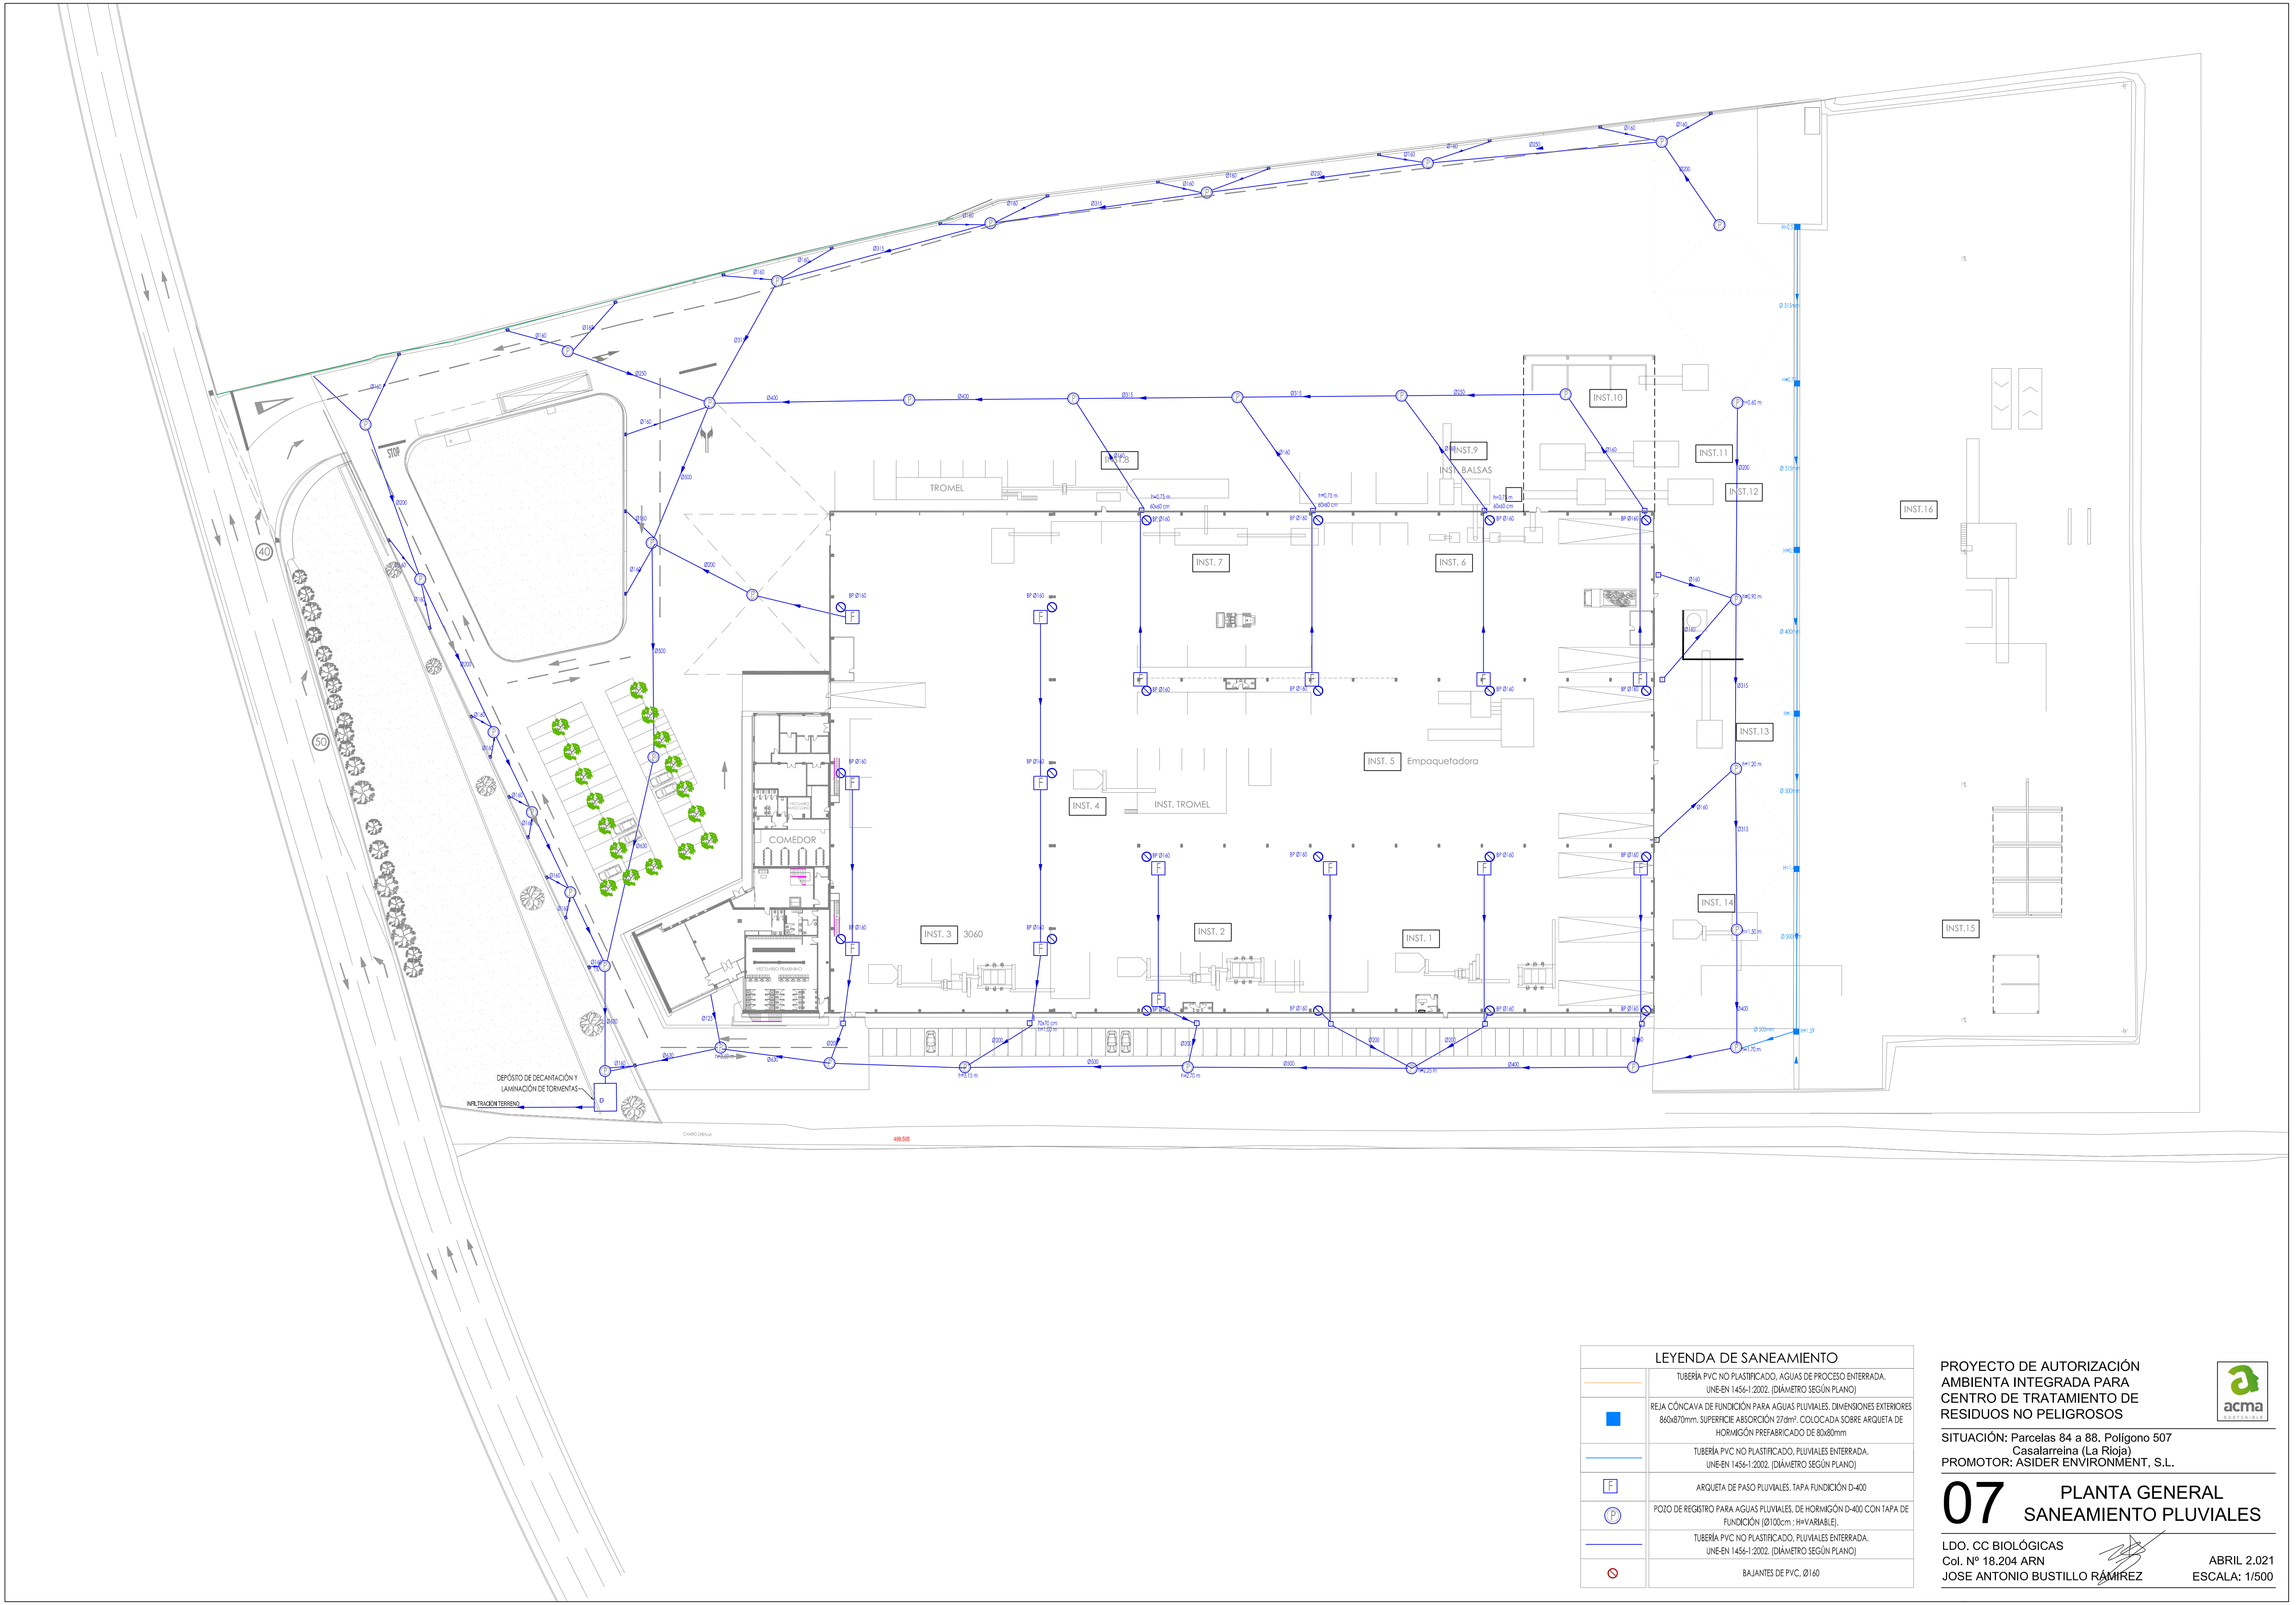

LEYENDA DE SANEAMIENTO	
	TUBERÍA PVC NO PLASTIFICADO, AGUAS DE PROCESO ENTERRADA. UNE-EN 1456-1:2002. (DIÁMETRO SEGÚN PLANO)
	REJA CÓNCAVA DE FUNDICIÓN PARA AGUAS PLUVIALES. DIMENSIONES EXTERIORES 860x870mm. SUPERFICIE ABSORCIÓN 27dm². COLOCADA SOBRE ARQUETA DE HORMIGÓN PREFABRICADO DE 80x80mm
	TUBERÍA PVC NO PLASTIFICADO, PLUVIALES ENTERRADA. UNE-EN 1456-1:2002. (DIÁMETRO SEGÚN PLANO)
	ARQUETA DE PASO PLUVIALES. TAPA FUNDICIÓN D-400
	POZO DE REGISTRO PARA AGUAS PLUVIALES, DE HORMIGÓN D-400 CON TAPA DE FUNDICIÓN (Ø100cm; H=VARIABLE).
	TUBERÍA PVC NO PLASTIFICADO, PLUVIALES ENTERRADA. UNE-EN 1456-1:2002. (DIÁMETRO SEGÚN PLANO)
	BAJANTES DE PVC. Ø160

PROYECTO DE AUTORIZACIÓN AMBIENTA INTEGRADA PARA CENTRO DE TRATAMIENTO DE RESIDUOS NO PELIGROSOS

SITUACIÓN: Parcelas 84 a 88. Polígono 507 Casalarreina (La Rioja)

PROMOTOR: ASIDER ENVIRONMENT, S.L.


07 PLANTA GENERAL SANEAMIENTO PLUVIALES

LDO. CC BIOLÓGICAS Col. N° 18.204 ARN

JOSE ANTONIO BUSTILLO RAMÍREZ

ABRIL 2.021

ESCALA: 1/500

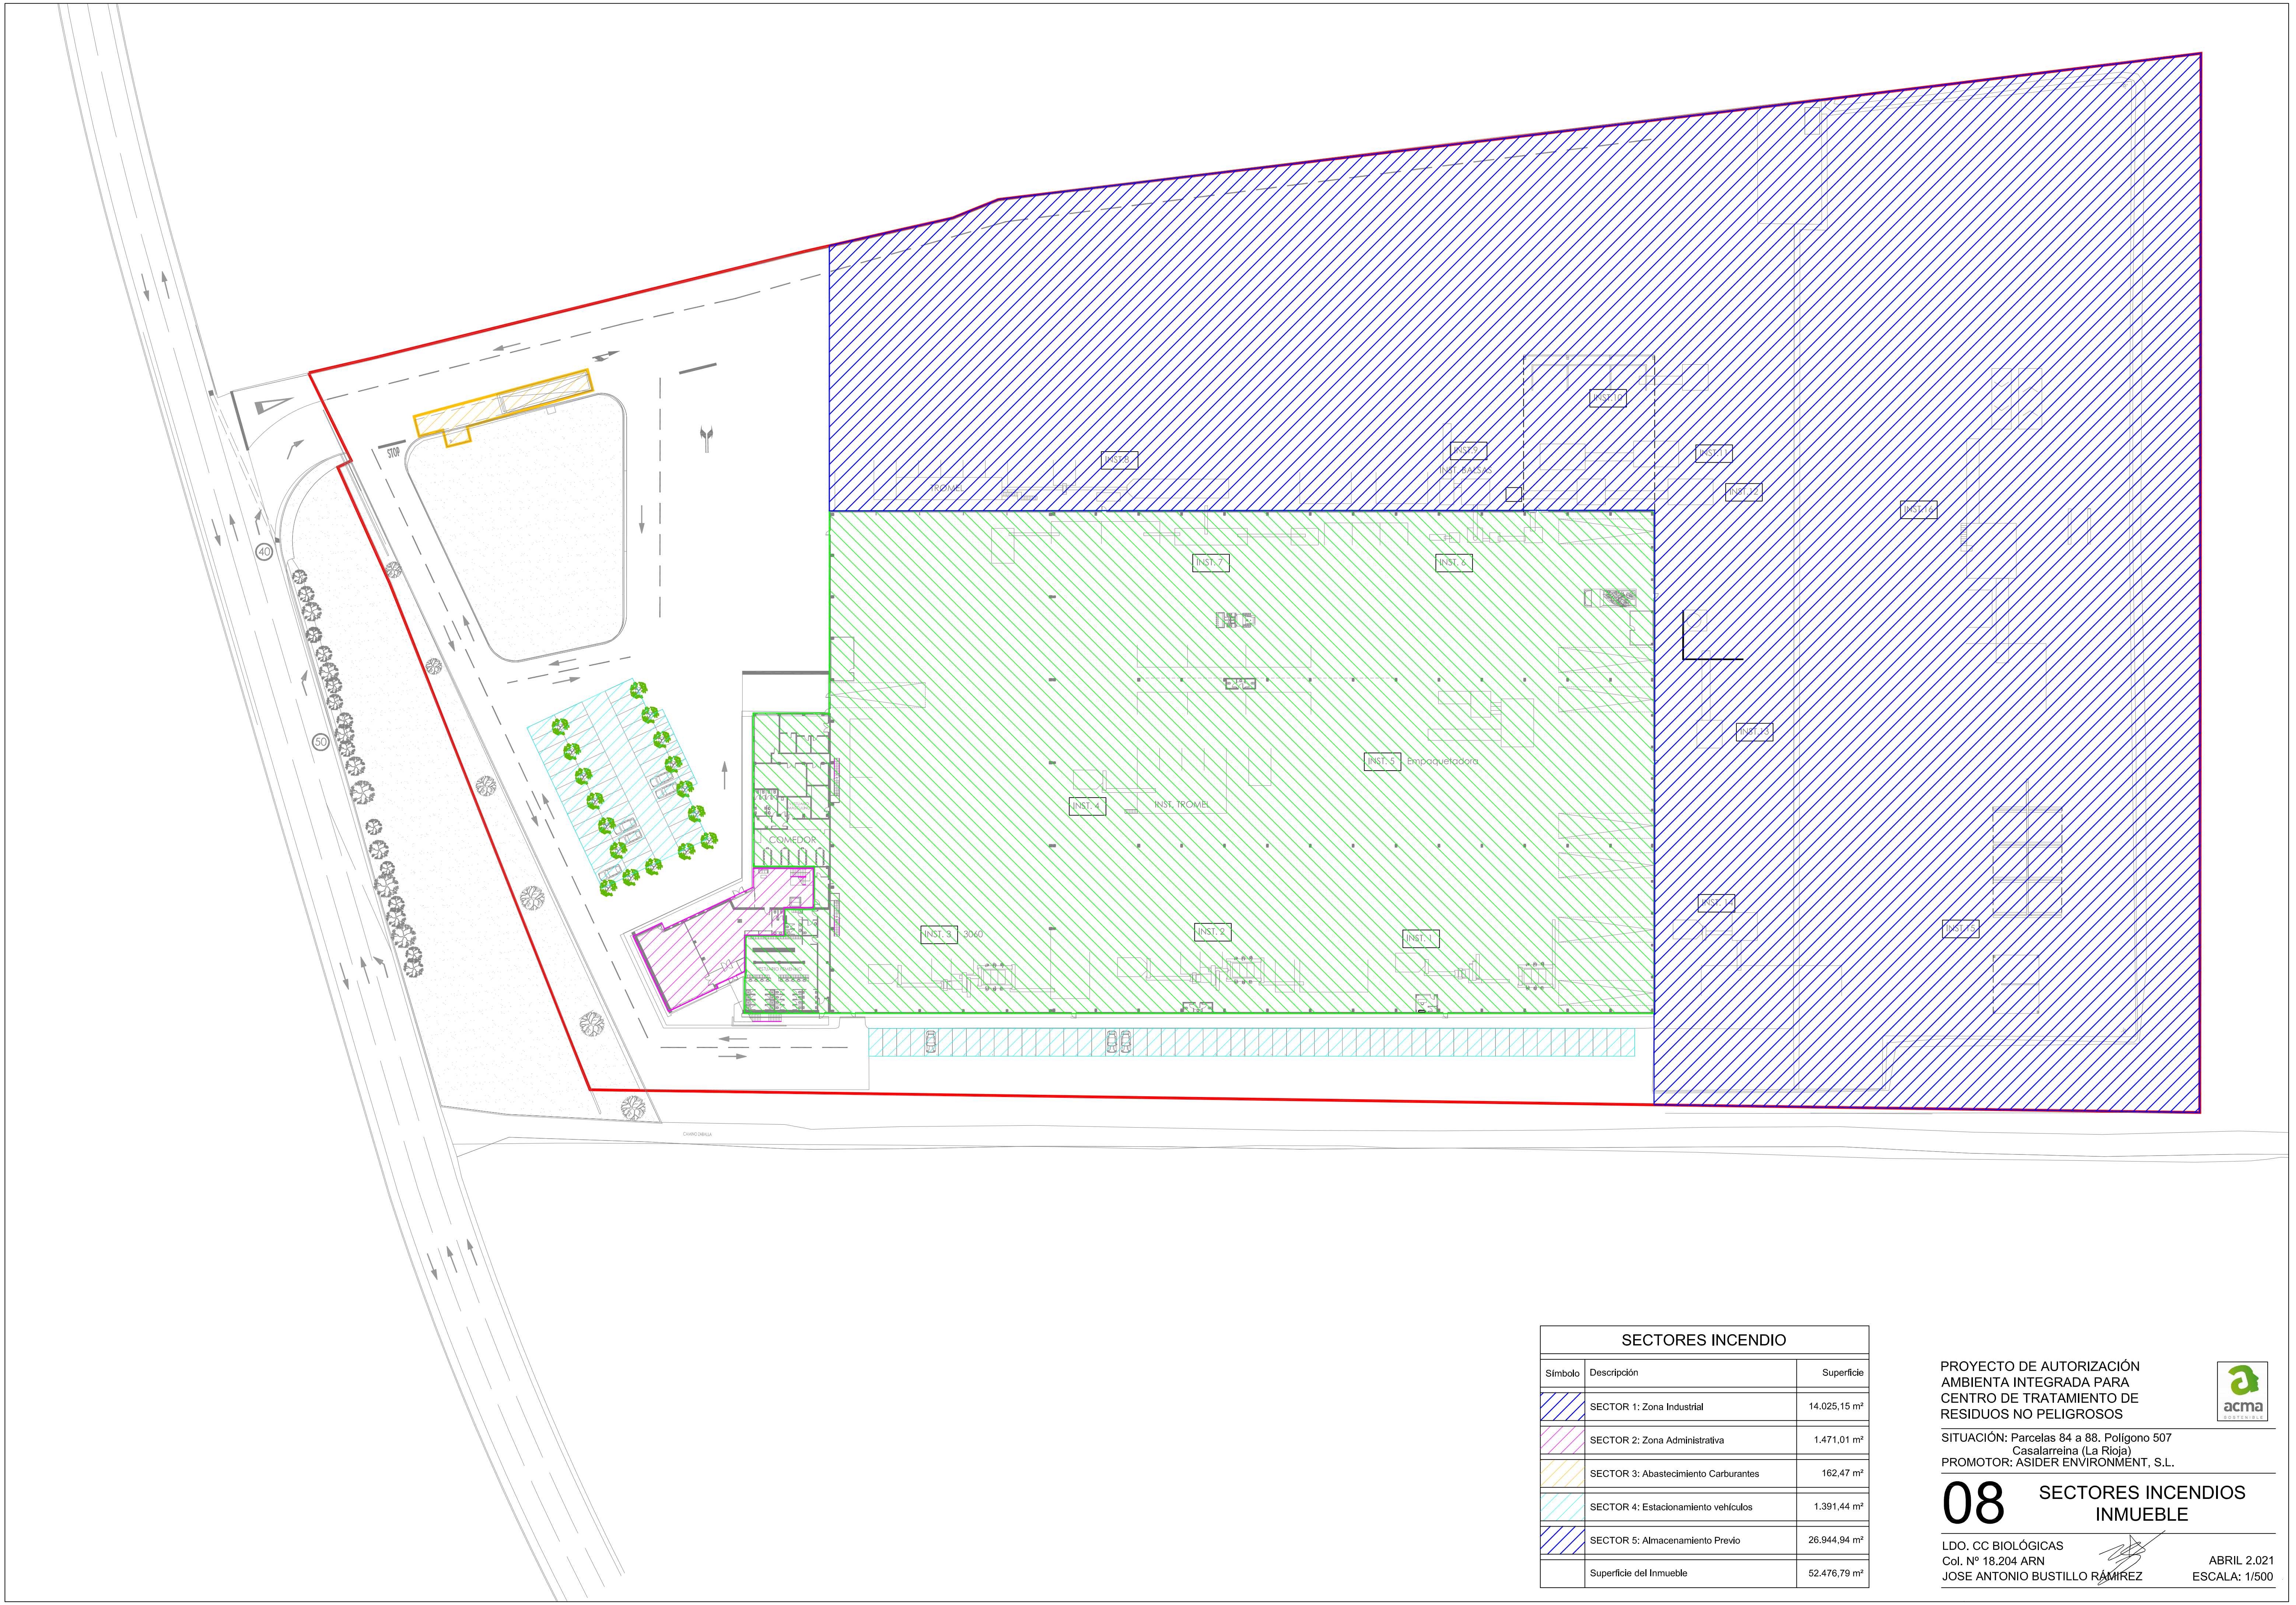

SECTORES INCENDIO		
Símbolo	Descripción	Superficie
	SECTOR 1: Zona Industrial	14.025,15 m²
	SECTOR 2: Zona Administrativa	1.471,01 m²
	SECTOR 3: Abastecimiento Carburantes	162,47 m²
	SECTOR 4: Estacionamiento vehículos	1.391,44 m²
	SECTOR 5: Almacenamiento Previo	26.944,94 m²
Superficie del Inmueble		52.476,79 m²


PROYECTO DE AUTORIZACIÓN
AMBIENTA INTEGRADA PARA
CENTRO DE TRATAMIENTO DE
RESIDUOS NO PELIGROSOS

SITUACIÓN: Parcelas 84 a 88. Polígono 507
Casalarreina (La Rioja)
PROMOTOR: ASIDER ENVIRONMENT, S.L.

08 SECTORES INCENDIOS
INMUEBLE

LDO. CC BIOLÓGICAS
Col. N° 18.204 ARN
JOSE ANTONIO BUSTILLO RAMÍREZ

ABRIL 2.021
ESCALA: 1/500

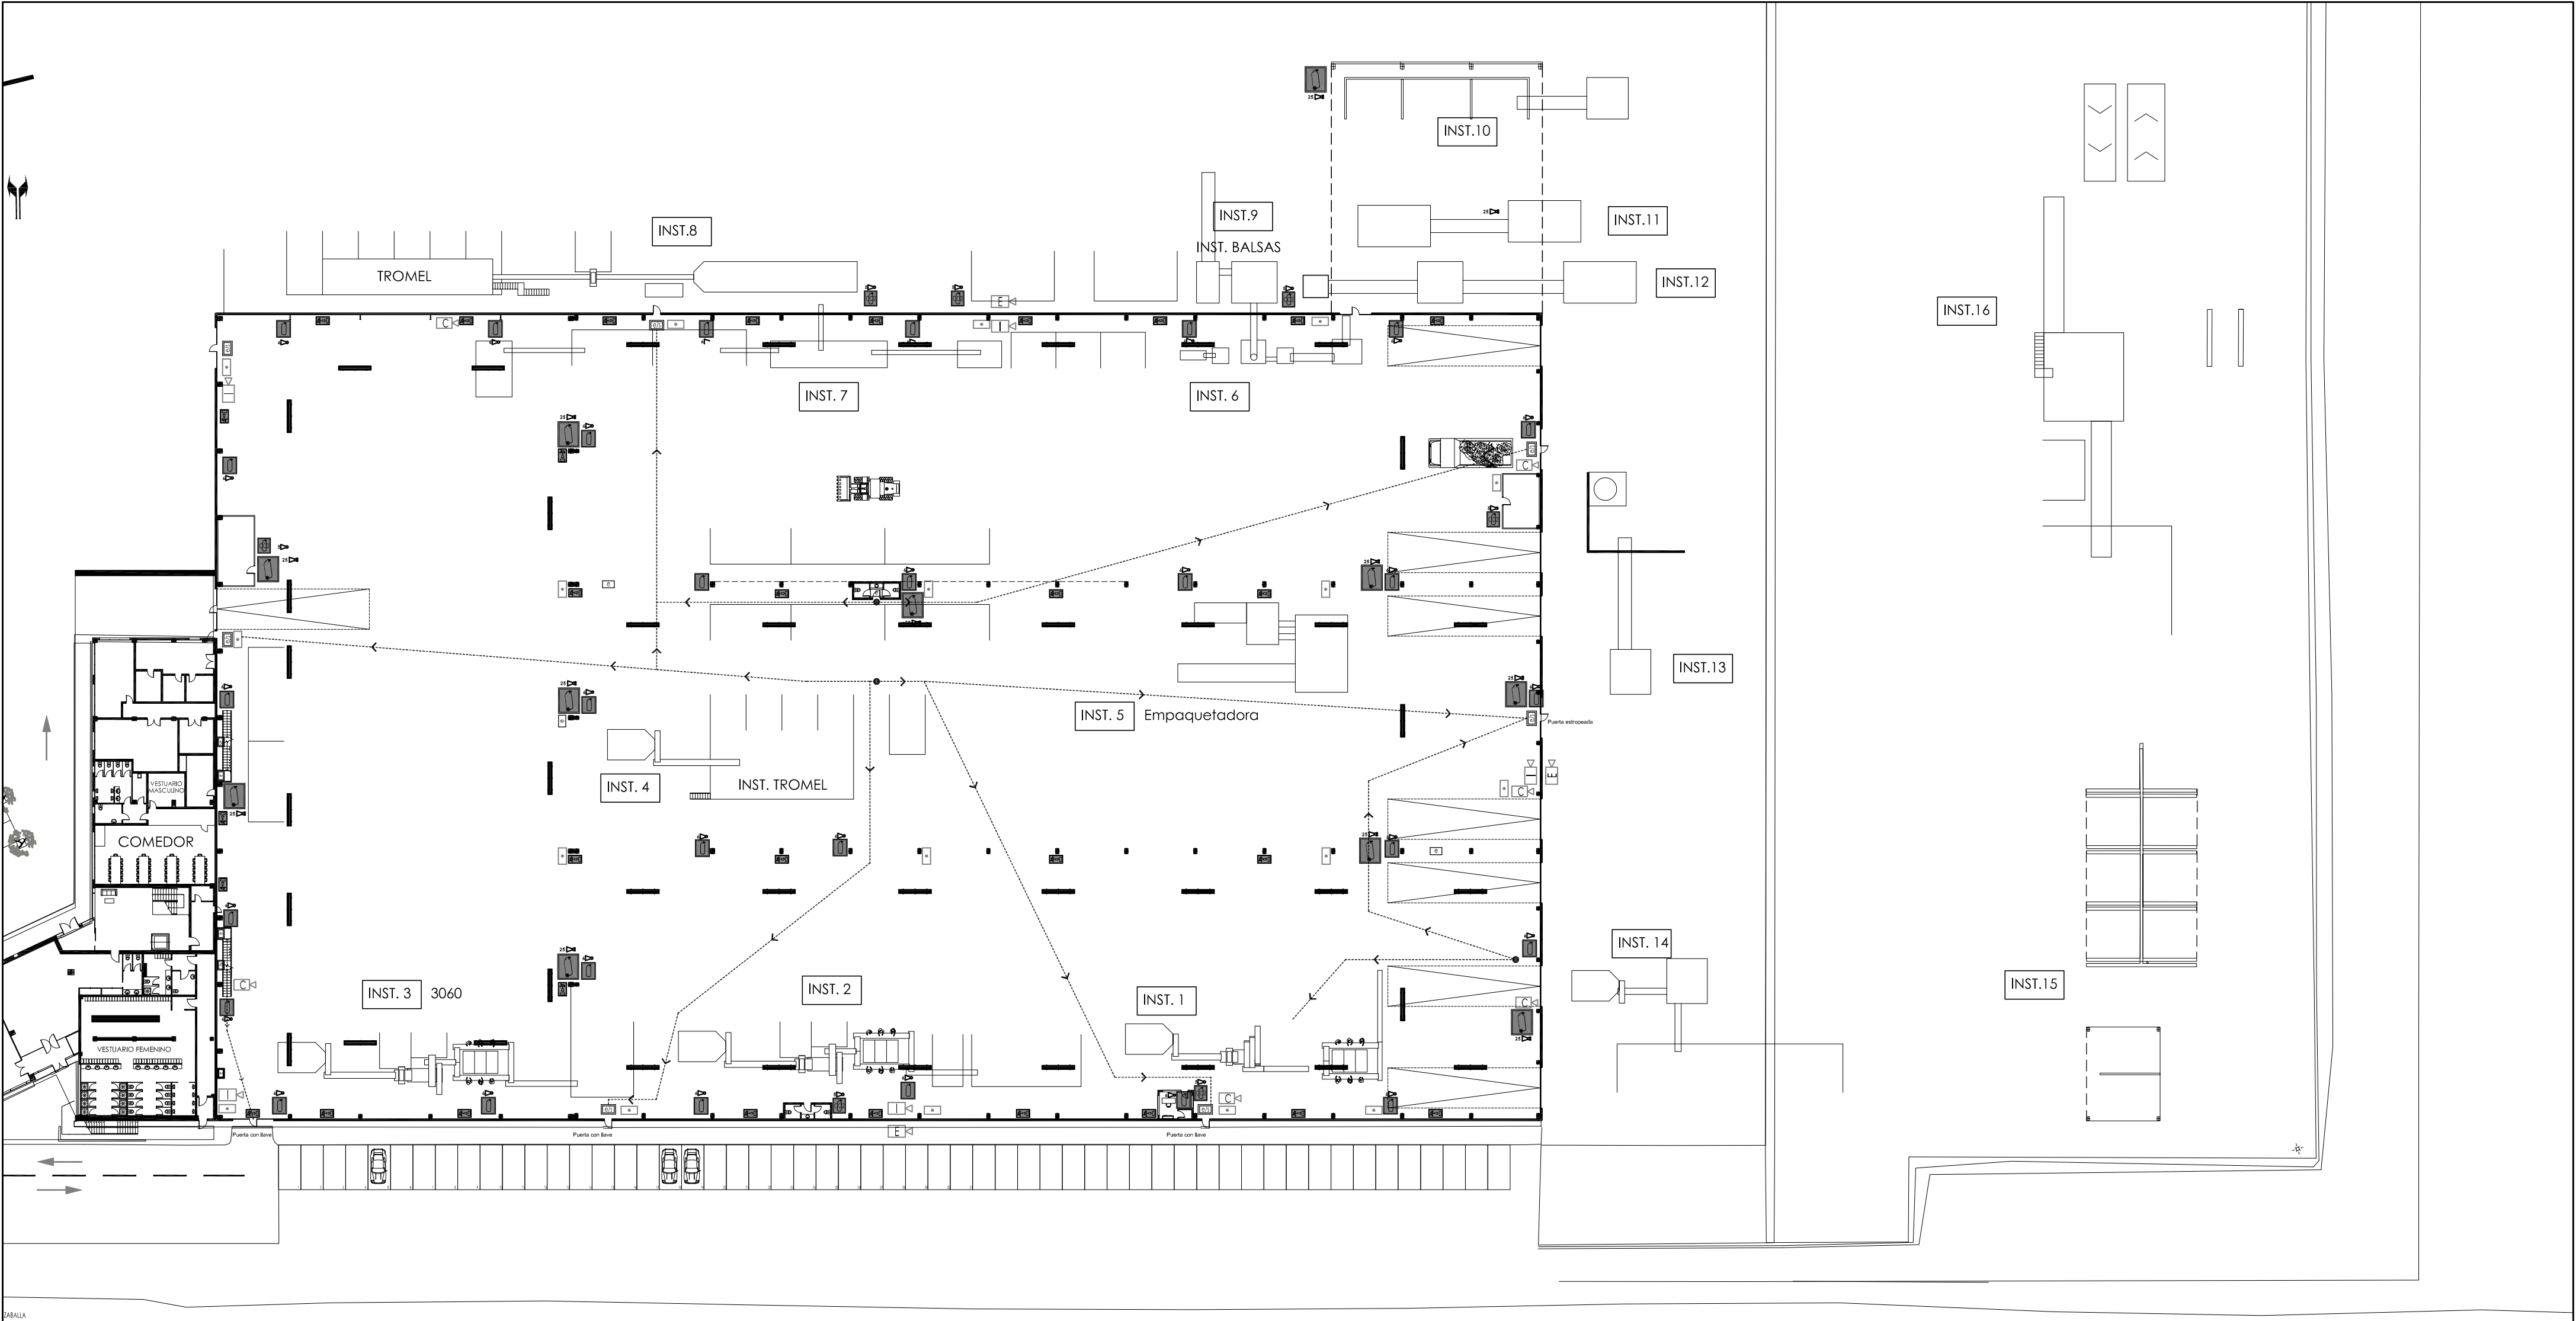

09

LEYENDA DE PROTECCIÓN Y DETECCIÓN CONTRA INCENDIOS	
	PULSADOR MANUAL DE ALARMA CONVENCIONAL REARMABLE Mod: PK-20 DE KILSEN
	SIRENA EXTERIOR ELECTRÓNICA BITONAL BAJO CONSUMO Mod: SK-40 24V. 200mA DE KILSEN
	SIRENA INTERIOR DE ALARMA CON LÁMPARA LANZA DESTELLOS BAJO CONSUMO Mod: SK-20 DE KILSEN
	CÁMARA DE SEGURIDAD

LEYENDA DE SEÑALIZACIÓN	
	RÓTULO DE RECORRIDO DE EVACUACIÓN
	RÓTULO DE SALIDA DE EMERGENCIA
	RÓTULO DE SALIDA
	PULSADOR DE ALARMA DE INCENDIO
	SIRENA
	EXTINTOR MOVIL
	EXTINTOR ABC
	EXTINTOR CO2

RECORRIDOS DE EVACUACIÓN	
	PASILLO DE SEGURIDAD

LEYENDA DE PROTECCIÓN Y DETECCIÓN CONTRA INCENDIOS	
	EXTINTOR 2 Kg. EF 21A 1138.
	EXTINTOR PORTATIL DE CO2 5Kg EFICACIA MINIMA 348
	EXTINTOR MOVIL 25 kg.
	BLOQUE AUTOMÁTICO DE EMERGENCIA MODELO LM-800-02-N DE LUZOR (2x18 W.) 800 LÚMENES.
	LUMINARIA EMERGENCIA MODELO C-3 DE LEGRAND (6 W.) 160 LÚMENES
	LUMINARIA EMERGENCIA MODELO C-3 DE LEGRAND (6 W.) 160 LÚMENES CON RÓTULO DE SALIDA
	LUMINARIA EMERGENCIA MODELO C-3 DE LEGRAND (6 W.) 70 LÚMENES

PROYECTO DE AUTORIZACIÓN AMBIENTA INTEGRADA PARA CENTRO DE TRATAMIENTO DE RESIDUOS NO PELIGROSOS



SITUACIÓN: Parcelas 84 a 88. Polígono 507 Casalarreina (La Rioja)
PROMOTOR: ASIDER ENVIRONMENT, S.L.

09 NAVE - PROTECCIÓN CONTRA INCENDIOS

LDO. CC BIOLÓGICAS
Col. Nº 18.204 ARN
JOSE ANTONIO BUSTILLO RAMÍREZ

ABRIL 2.021
ESCALA: 1/500



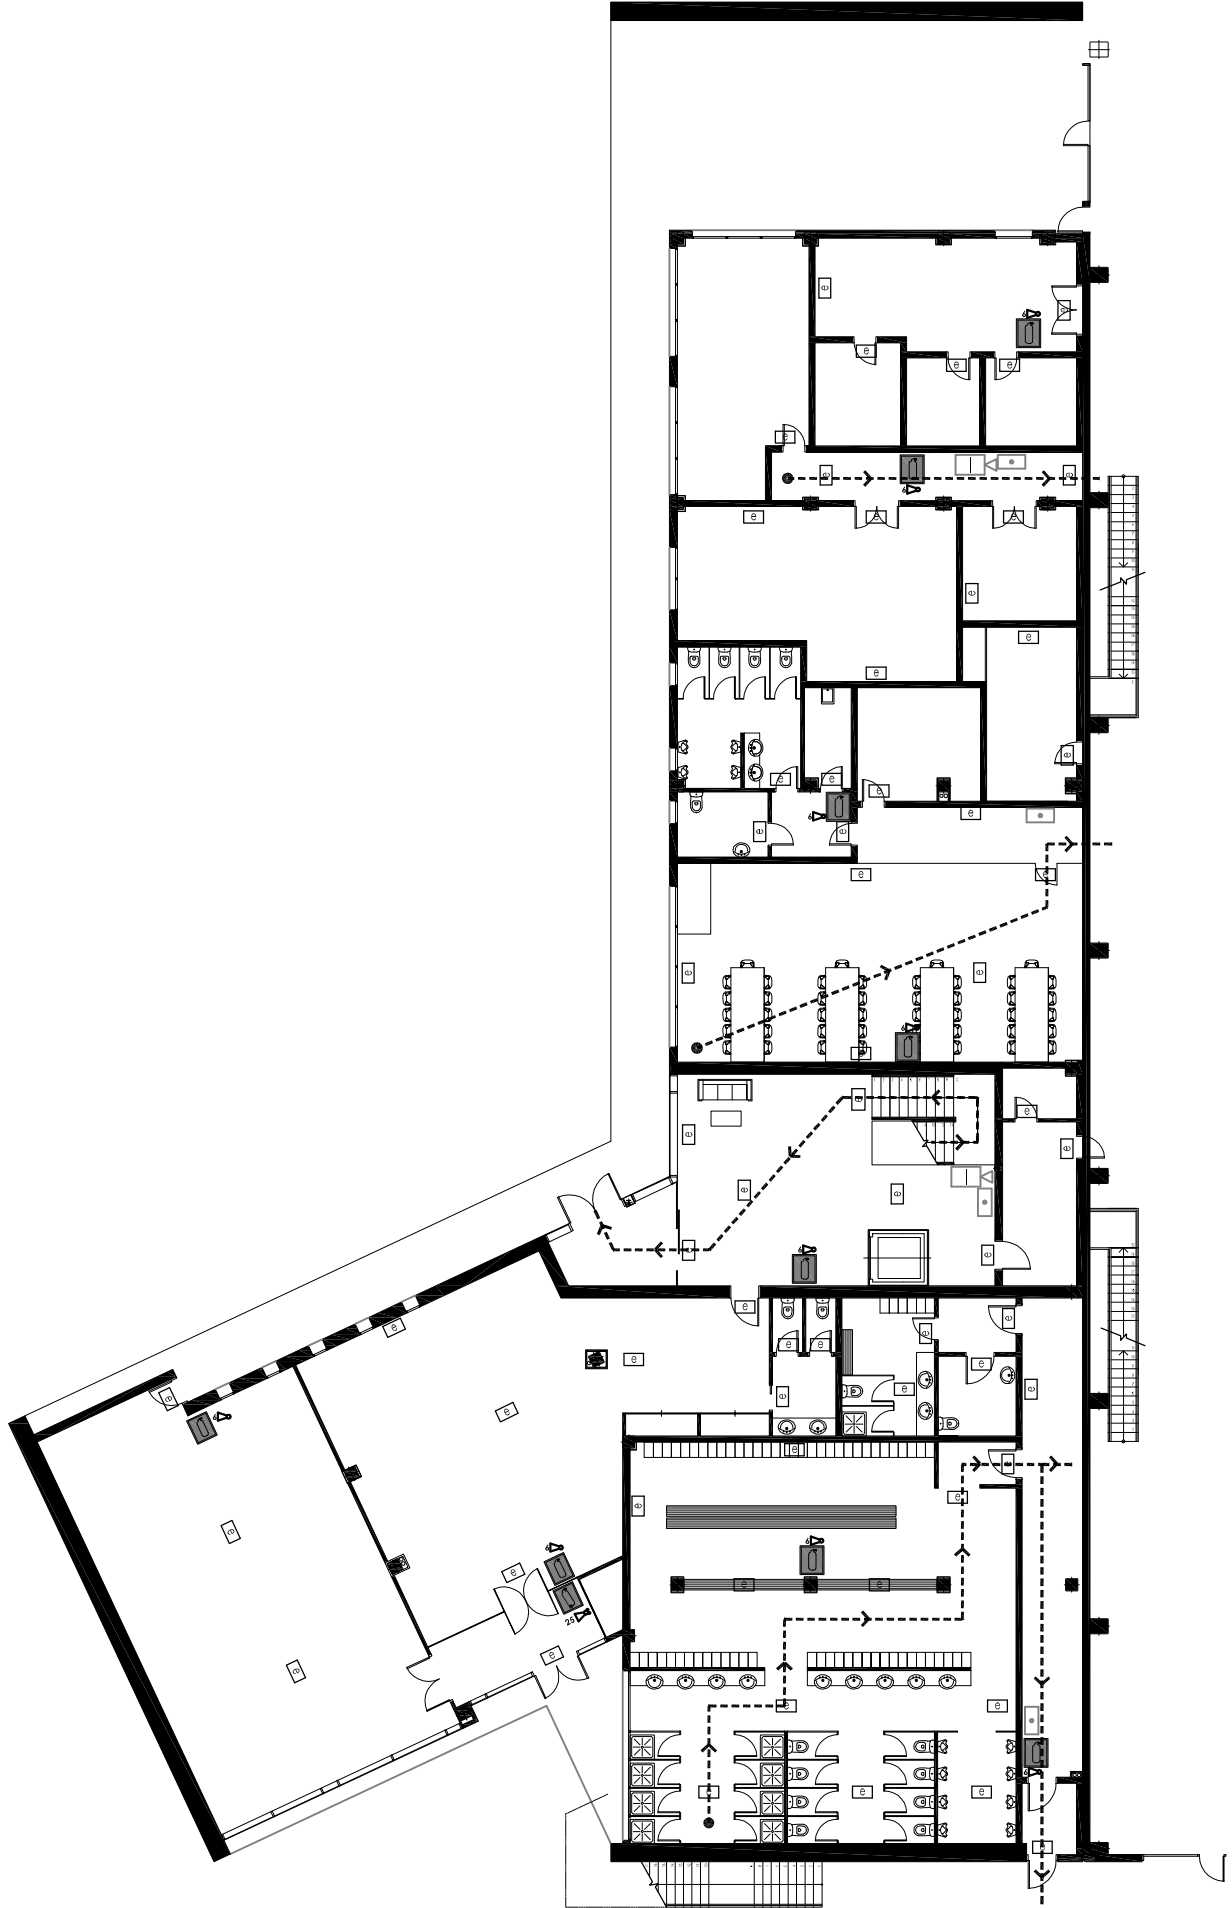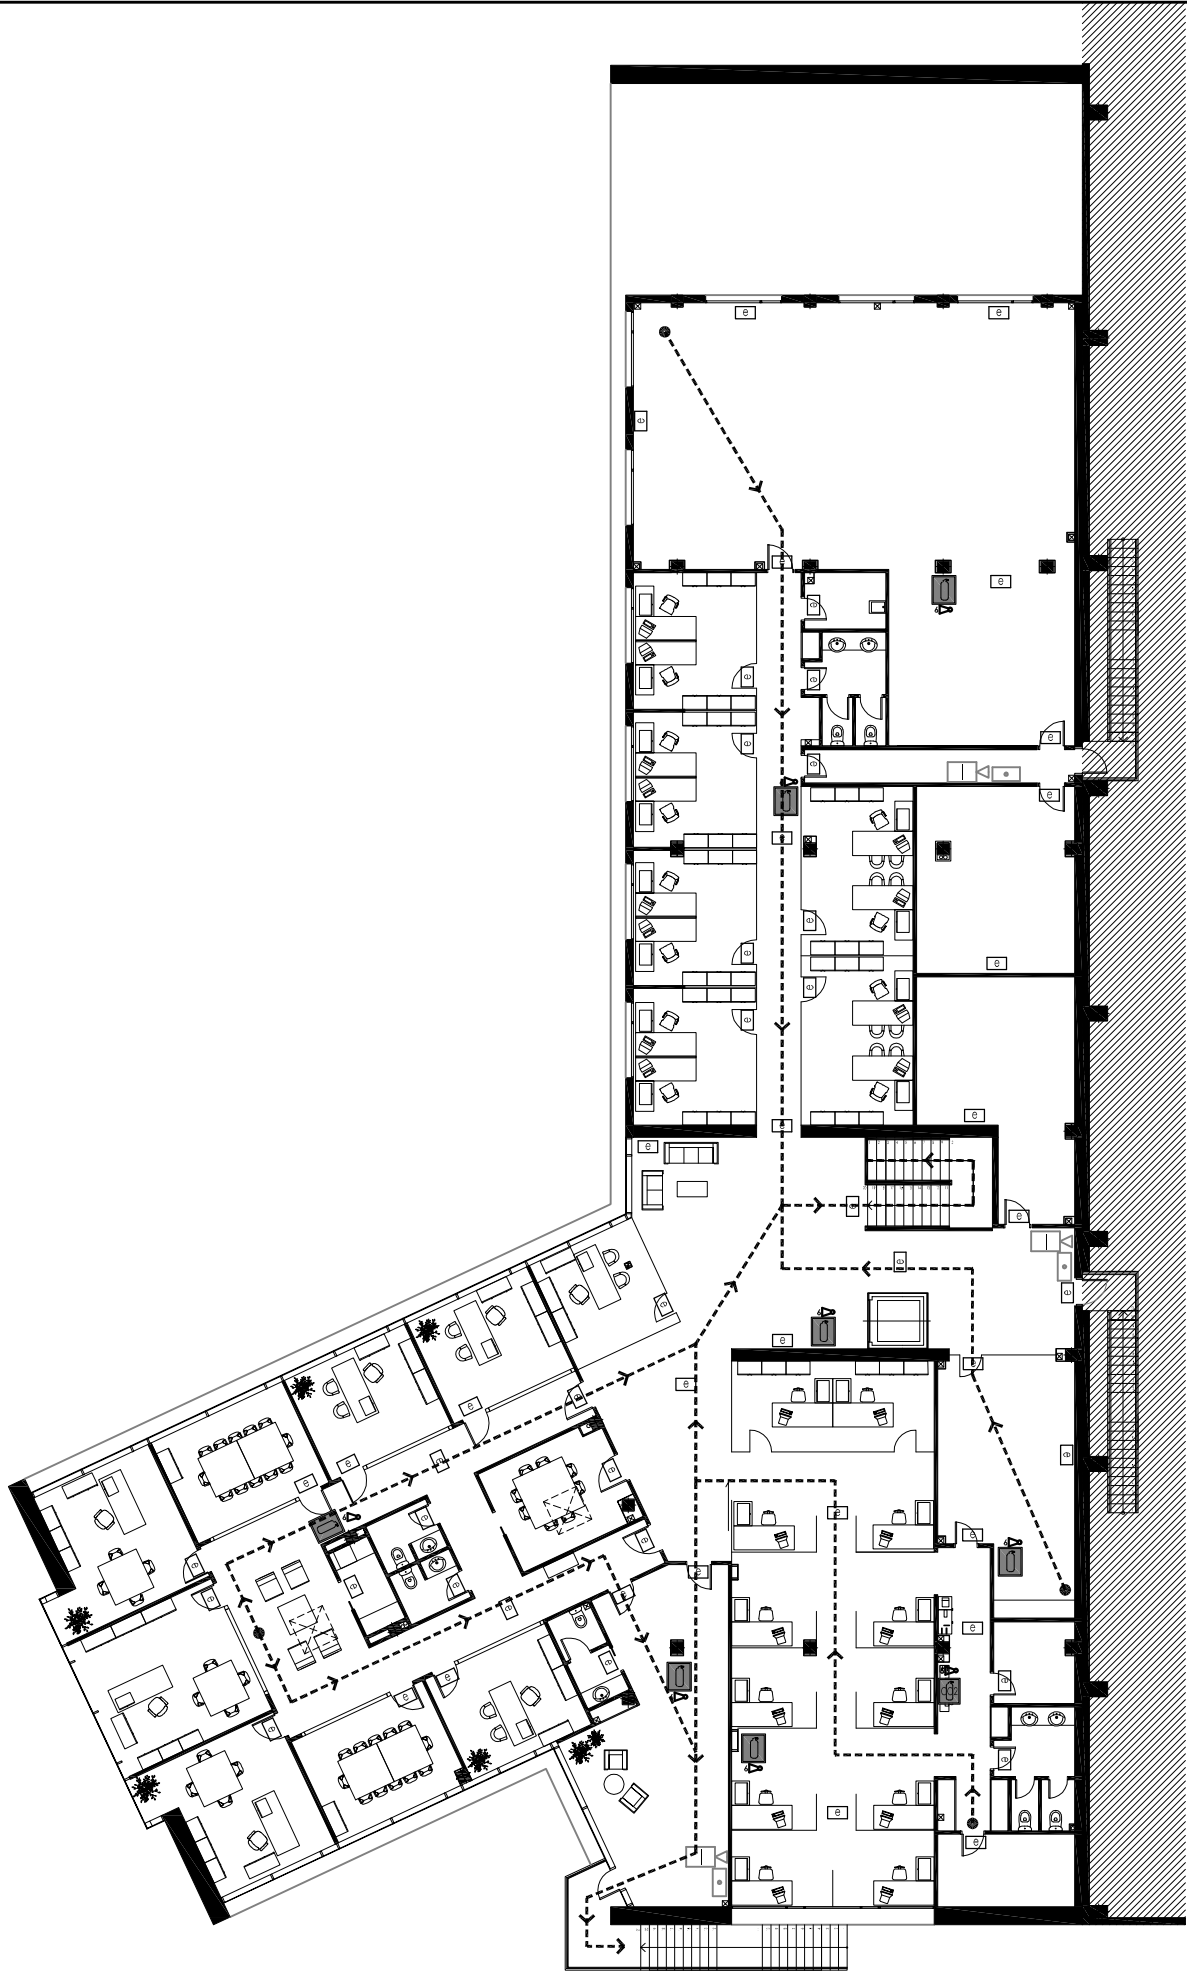

LEYENDA DE PROTECCIÓN Y DETECCIÓN CONTRA INCENDIOS	
	PULSADOR MANUAL DE ALARMA CONVENCIONAL REARMABLE Mod: PK-20 DE KILSEN
	SIRENA EXTERIOR ELECTRÓNICA BITONAL BAJO CONSUMO Mod: SK-40 24V. 200mA DE KILSEN
	SIRENA INTERIOR DE ALARMA CON LÁMPARA
	LANZA DESTELLOS BAJO CONSUMO Mod: SK-20 DE KILSEN
	CÁMARA DE SEGURIDAD

LEYENDA DE SEÑALIZACIÓN	
	RÓTULO DE RECORRIDO DE EVACUACIÓN
	RÓTULO DE SALIDA DE EMERGENCIA
	RÓTULO DE SALIDA
	PULSADOR DE ALARMA DE INCENDIO
	SIRENA
	EXTINTOR MOVIL
	EXTINTOR ABC
	EXTINTOR CO2

RECORRIDOS DE EVACUACIÓN	
	PASILLO DE SEGURIDAD

LEYENDA DE PROTECCIÓN Y DETECCIÓN CONTRA INCENDIOS	
	EXTINTOR 6 Kg. EF 21A 113B.
	EXTINTOR PORTATIL DE CO2 5kg EFICACIA MINIMA 34B
	EXTINTOR MOVIL 25 Kg.
	BLOQUE AUTOMÁTICO DE EMERGENCIA MODELO LM-800-02-N DE LUZ NOR (2x18 W.) 800 LÚMENES.
	LUMINARIA EMERGENCIA MODELO C-3 DE LEGRAND (6 W.) 160 LÚMENES
	LUMINARIA EMERGENCIA MODELO C-3 DE LEGRAND (6 W.) 160 LÚMENES CON RÓTULO DE SALIDA
	LUMINARIA EMERGENCIA MODELO C-3 DE LEGRAND (6 W.) 70 LÚMENES

PROYECTO DE AUTORIZACIÓN
AMBIENTA INTEGRADA PARA
CENTRO DE TRATAMIENTO DE
RESIDUOS NO PELIGROSOS



SITUACIÓN: Parcelas 84 a 88. Polígono 507
Casalarreina (La Rioja)
PROMOTOR: ASIDER ENVIRONMENT, S.L.

10

OFICINAS - PROTECCIÓN
CONTRA INCENDIOS